



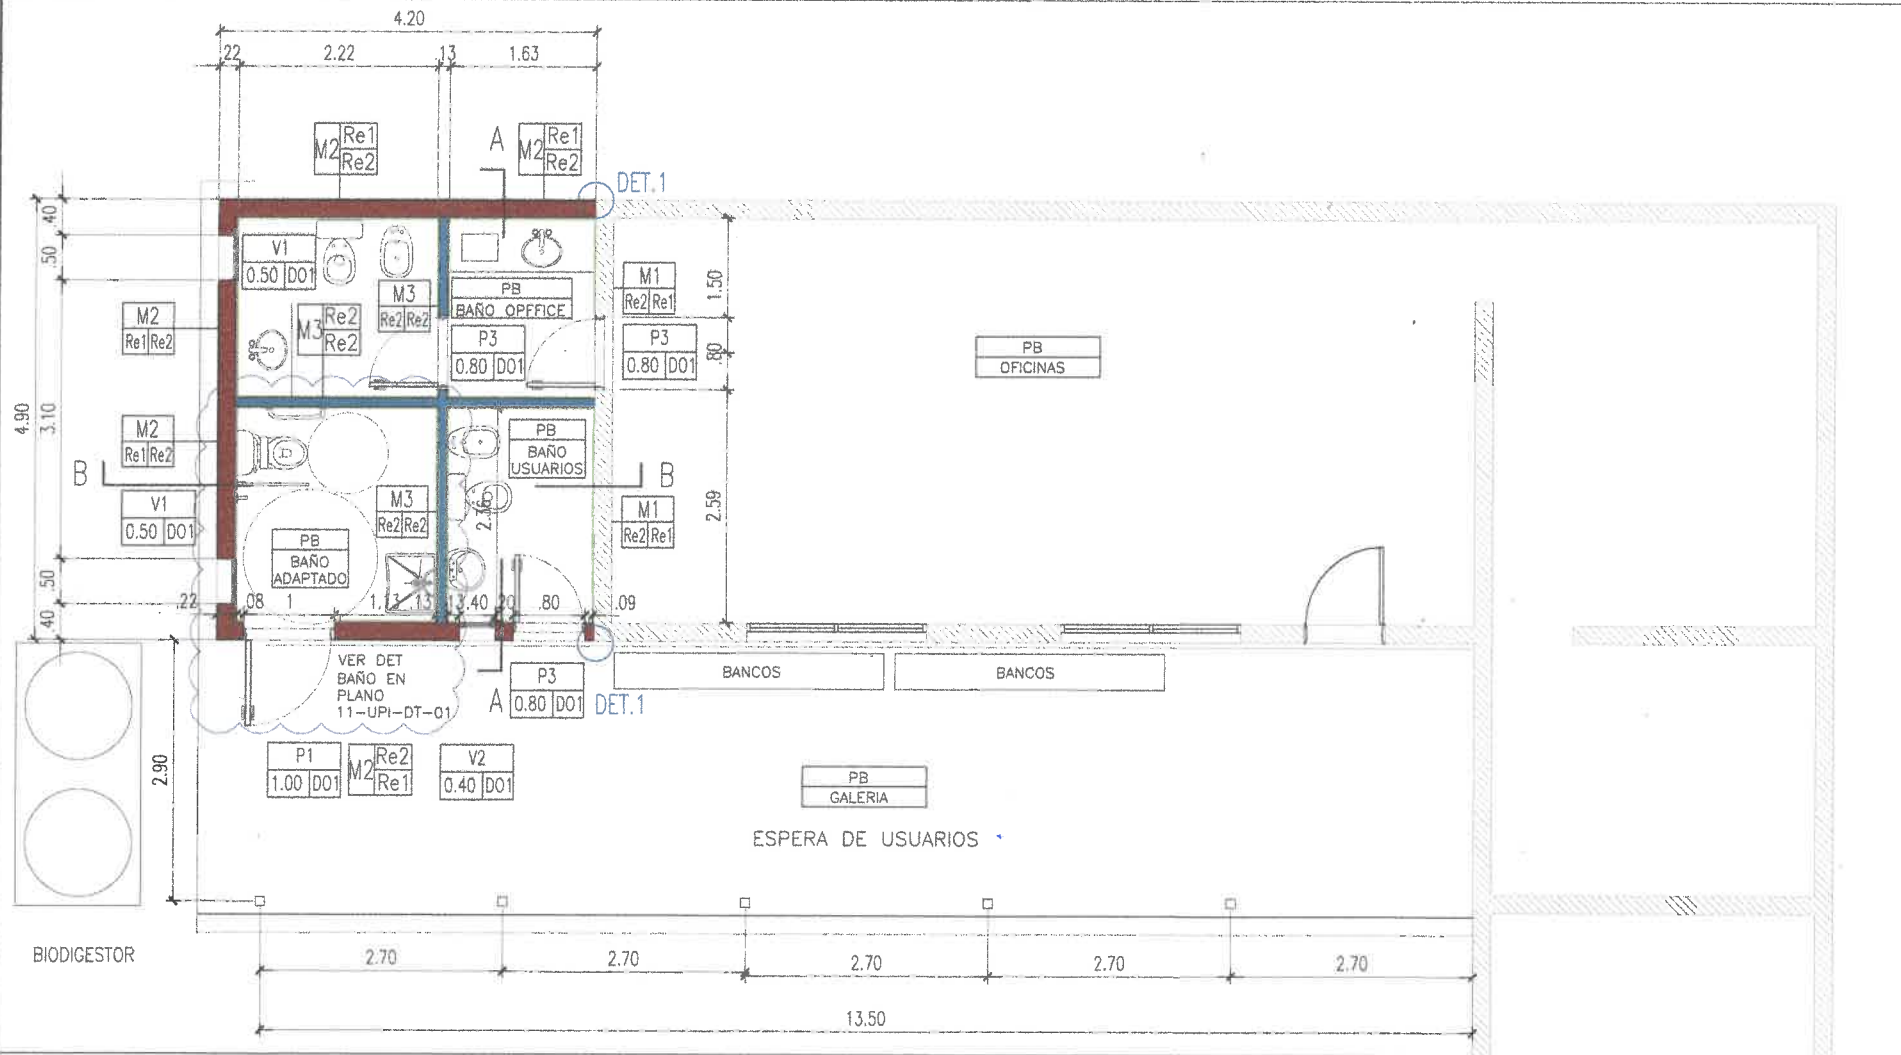

PLANTA BAJA – SECTOR SANITARIOS CONTRIBUYENTES



REFERENCIAS

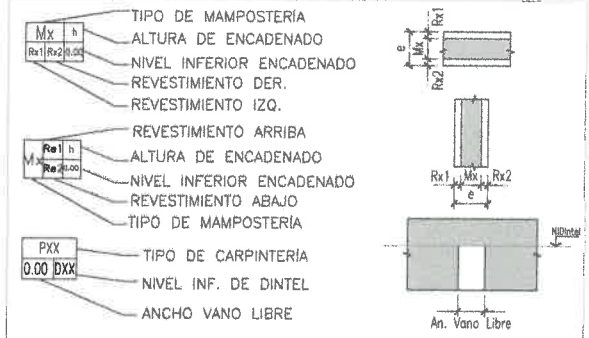

MUROS

REF.	CODIGO	ESPECIFICACION
	M1	MURO EXISTENTE
	M2	LADRILLO HUECO 18X18X33
	M3	PLACAS DE YESO HIDROFUGO e=10cm

REVOQUES Y REVESTIMIENTOS

CODIGO	ESPECIFICACION	ESP.
Re1	REVOQUE GRUESO FRATAZADO SOBRE LADRILLO	1.5 CM
Re2	REVOQUE GRUESO BAJO REVESTIMIENTO	1.5 CM

DINTELES

CODIGO	N.I.DINTEL	PUERTAS/ VENTANAS
D01	2.05	P01, P02, P03, V01, V02


NOTAS

• LOS DISTINTOS TIPOS DE MUROS A EJECUTAR SE ANCLARÁN A LAS ESTRUCTURAS RESISTENTES DE HORMIGÓN MEDIANTE HIERROS REDONDOS DE DIÁMETRO 6mm Y 40cm DE LONGITUD. LA SEPARACIÓN MÁXIMA ENTRE HIERROS DE ANCLAJE ES 50cm Y COINCIDIRÁ CON EL EJE DE LAS MAMPOSTERÍAS.

QUEDA A CARGO DEL CONTRATISTA EL CALCULO, DIMENSIONAMIENTO Y VERIFICACION POR PARTE DEL COPAIPA, TANTO DE LA ESTRUCTURA A CONSTRUIR COMO LA EXISTENTE PARA ASI PODER PREVEER POSIBLES REFUEROS


TODAS LAS MEDIDAS SE VERIFICARÁN EN OBRA.

DETALLE DE BUÑAS Y GUARDACANTOS

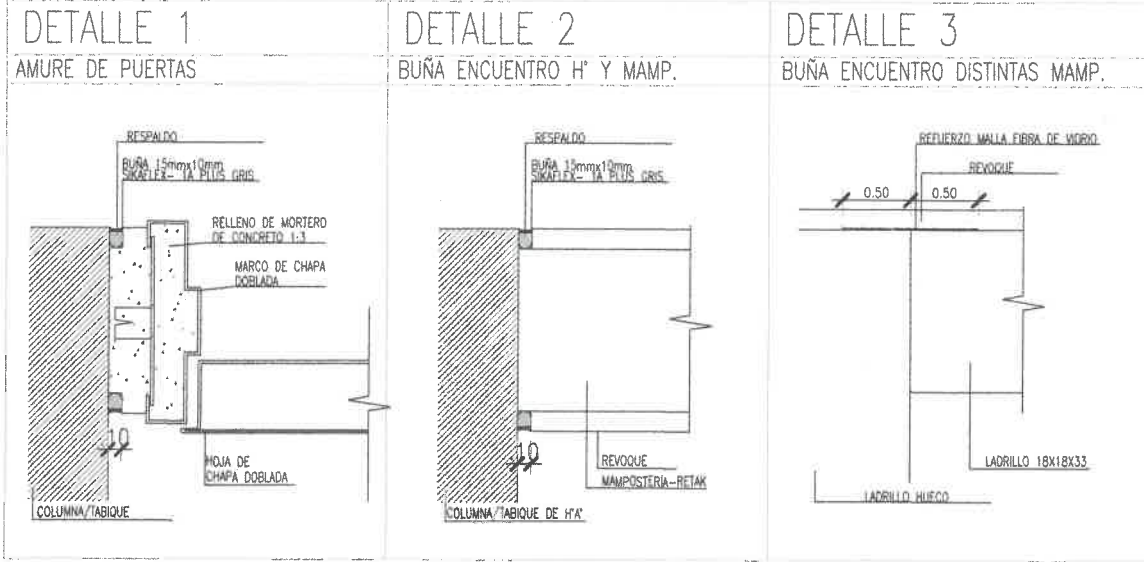

DIS. EMISION ORIGINAL	DIS. DISPON	L.G.R.	A.H.	A.H.	05-02-24
REV.		DISEÑO	CHEQUEO	APROB.	FECHA APR.
		SECRETARÍA DE OBRAS PÚBLICAS INTENDENTE: DR. JORGE M. EMILIANO DURAN SECRETARIO: ING. SERGIO ALBERTO ZORRILLO SUBSECRETARIO: ARQ. DARDAR MOLINA			
AREA: UNIDAD DE PROYECTOS INTEGRALES		SUBSECRETARÍA DE PROYECTOS INTEGRALES SECRETARÍA DE OBRAS PÚBLICAS MUNICIPALIDAD DE SALTA			
OBRA: TRANSITO ARTIGAS		ESCALA: 1:75 - 1:20			
PLANO: PLANTA REPLANTEO SECTOR SANITARIOS CONTRIBUYENTES		11 UPAIRO-1 0			
OBRA N°		RUBRO - PLAN N°			


PLANTA BAJA – SECTOR SANITARIOS Y VESTUARIOS

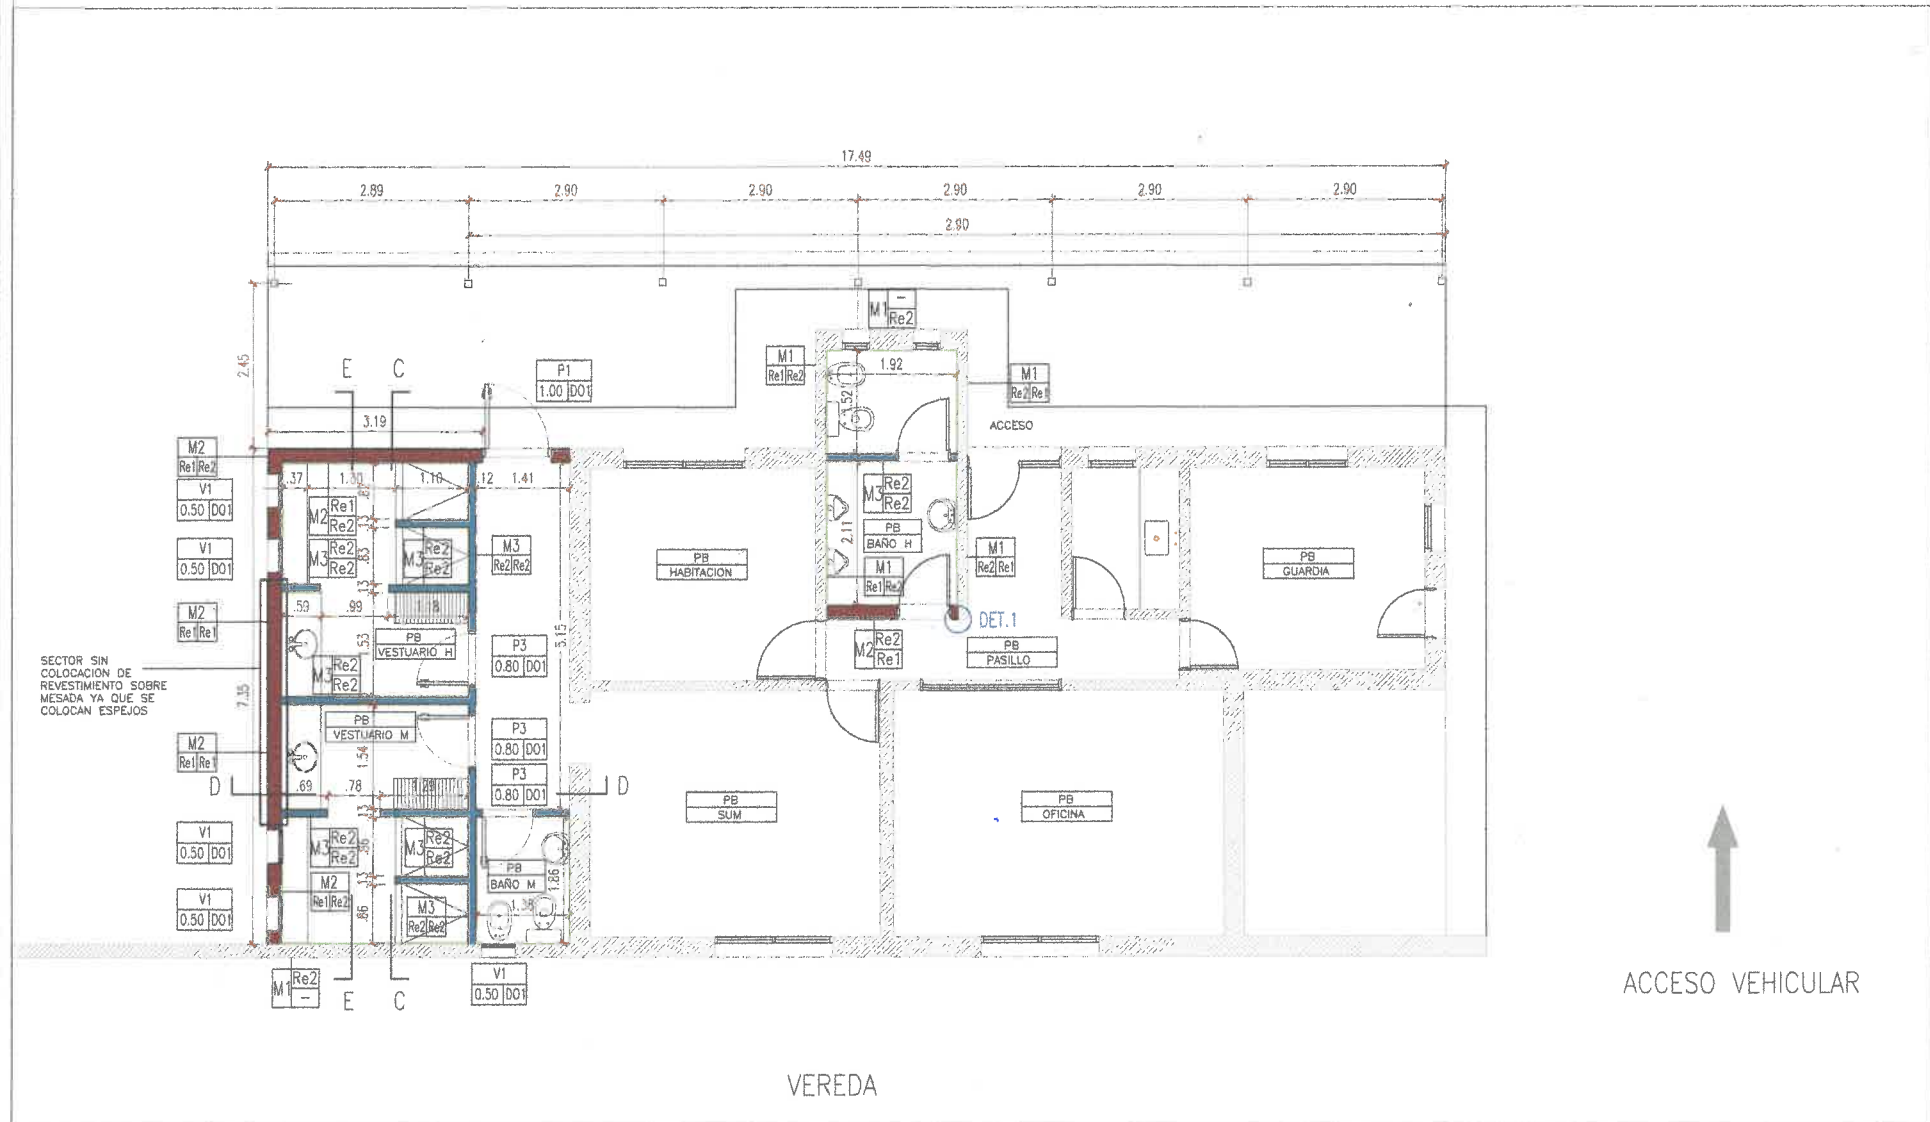


MUROS		
REF.	CODIGO	ESPECIFICACION
	M1	MURO EXISTENTE
	M2	LADRILLO HUECO 18X18X33
	M3	PLACAS DE YESO HIDROFUGO e=10cm

REVOQUES Y REVESTIMIENTOS		
CODIGO	ESPECIFICACION	ESP.
Re1	REVOQUE GRUESO FRATAZADO SOBRE LADRILLO	1.5 CM
Re2	REVOQUE GRUESO BAJO REVESTIMIENTO	1.5 CM

DINTELES		
CODIGO	N.I.DINTEL	PUERTAS/ VENTANAS
D01	2.05	P01, P02, P03, V01, V02

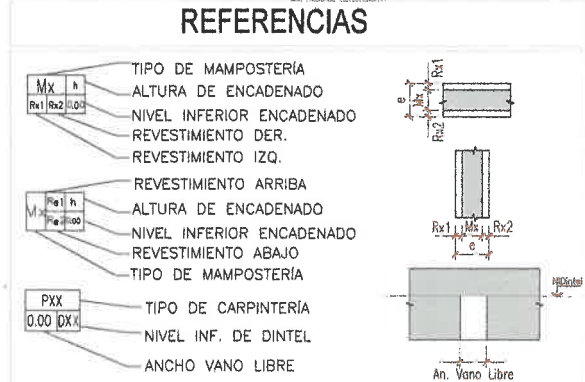

DETALLE DE BUÑAS Y GUARDACANTOS

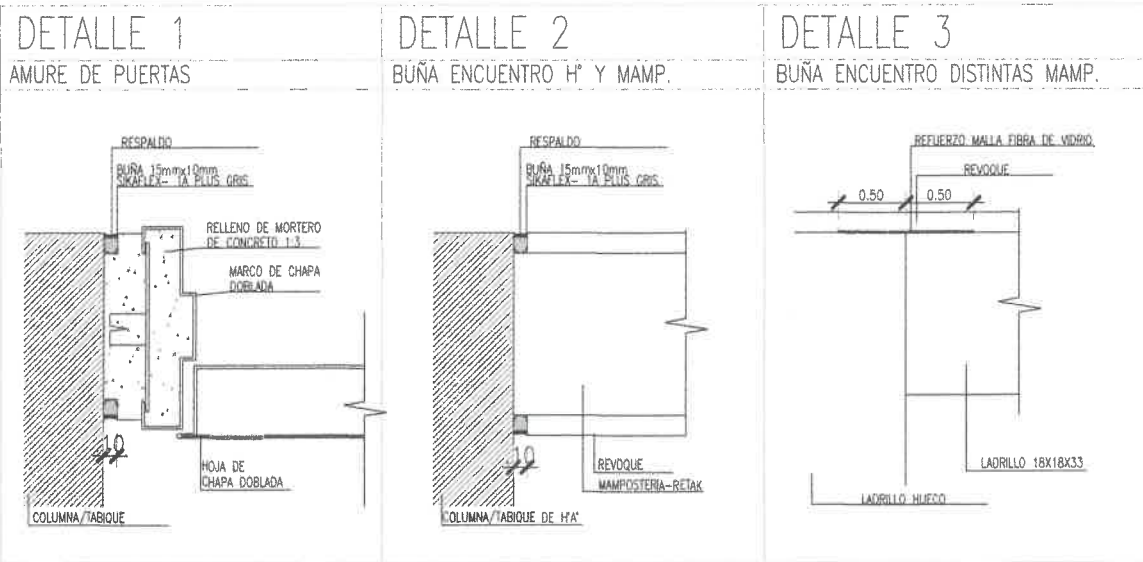

NOTAS

• LOS DISTINTOS TIPOS DE MUROS A EJECUTAR SE ANCLARÁN A LAS ESTRUCTURAS RESISTENTES DE HORMIGÓN MEDIANTE HIERROS REDONDOS DE DIÁMETRO 6mm Y 40cm DE LONGITUD. LA SEPARACIÓN MÁXIMA ENTRE HIERROS DE ANCLAJE ES 50cm Y COINCIDIRÁ CON EL EJE DE LAS MAMPOSTERÍAS.

QUEDA A CARGO DEL CONTRATISTA EL CALCULO, DIMENSIONAMIENTO Y VERIFICACION POR PARTE DEL COPAIPA, TANTO DE LA ESTRUCTURA A CONSTRUIR COMO LA EXISTENTE PARA ASI PODER PREVEER POSIBLES REFUEROS


TODAS LAS MEDIDAS SE VERIFICARÁN EN OBRA.

D	EMISION ORIGINAL	DESCRIPCION	L.G.R.	A.H.	A.H.	05-02-24
REV.			DIBUJO	CHEQUEO	APROBADO	FECHA

SECRETARÍA DE OBRAS PÚBLICAS
 INTENDENTE: DR. JORGE M. EMILIANO DURAND
 SECRETARIO: ING. SERGIO ALBERTO DURAND
 SECRETARIO: ARG. DAVID ROBERTO DURAND
ARG. GABRIEL MOLINA
 UNIDAD DE PROYECTOS INTEGRALES
 SECRETARÍA DE OBRAS PÚBLICAS
 MUNICIPALIDAD DE SALTA


AREA: UNIDAD DE PROYECTOS INTEGRALES
 OBRA: TRANSITO ARTIGAS
 PLANO: PLANTA REPLANTEO SECTOR SANITARIOS Y VESTUARIOS
 ESCALA: 1:75 - 1:20
 11 UPI-ARO-2 0
 OBRA N° RUBRO - PLANO N° REV.

CORTE A-A SECTOR SANITARIOS CONTRIBUYENTES

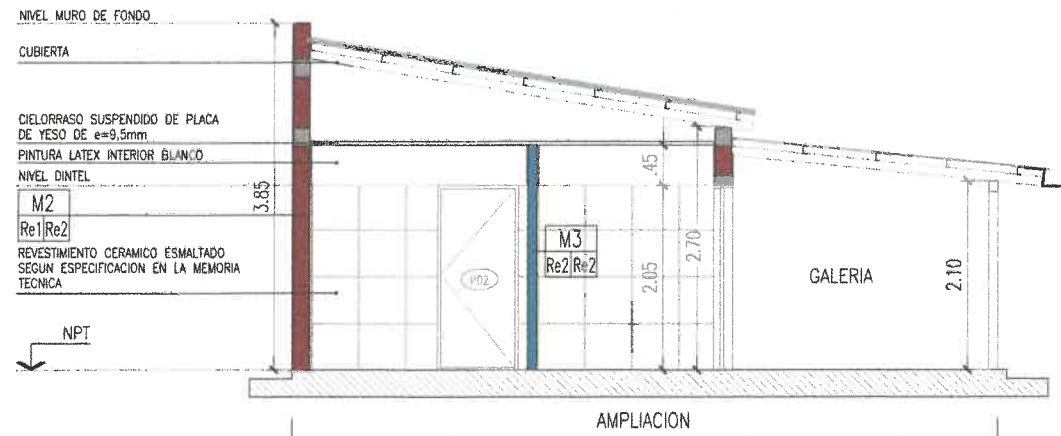

CORTE A-A

CORTE B-B SECTOR SANITARIOS CONTRIBUYENTES

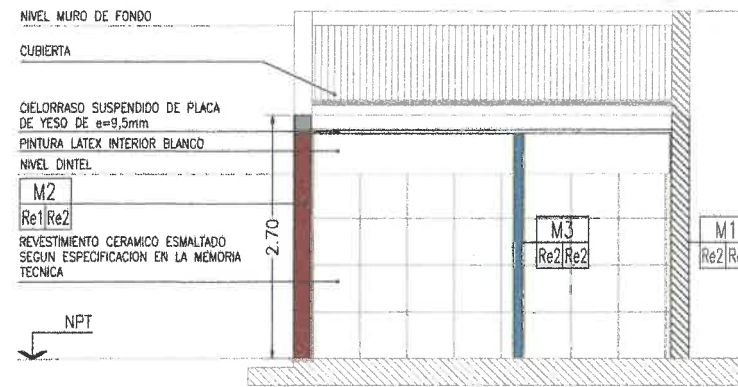


CORTE C-C SECTOR VESTUARIOS OFICIALES



CORTE C-C

CORTE D-D SECTOR VESTUARIOS OFICIALES

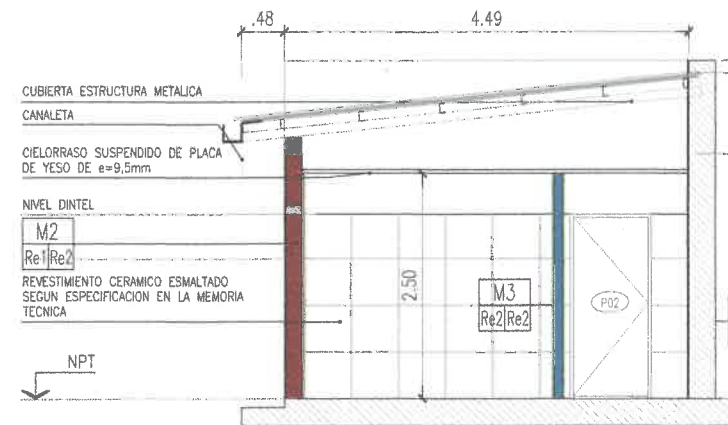

CORTE E-E SECTOR VESTUARIO OFICIALES



CORTE E-E

QUEDA A CARGO DEL CONTRATISTA EL CALCULO, DIMENSIONAMIENTO Y VERIFICACION POR PARTE DEL COPAIPA, TANTO DE LA ESTRUCTURA A CONSTRUIR COMO LA EXISTENTE PARA ASI PODER PREVEER POSIBLES REFUEROS

TODAS LAS MEDIDAS SE VERIFICARÁN EN OBRA.

MUROS

REF.	CODIGO	ESPECIFICACION
	M1	MURO EXISTENTE
	M2	LADRILLO HUECO 18X18X33
	M3	PLACAS DE YESO HIDROFUGO e=10cm


REVOQUES Y REVESTIMIENTOS

CODIGO	ESPECIFICACION	ESP.
Re1	REVOQUE GRUESO FRATAZADO SOBRE LADRILLO	1.5 CM
Re2	REVOQUE GRUESO BAJO REVESTIMIENTO	1.5 CM

DINTELES

CODIGO	N.I.DINTEL	PUERTAS/VENTANAS
D01	2.05	P01, P02, V01

REFERENCIAS

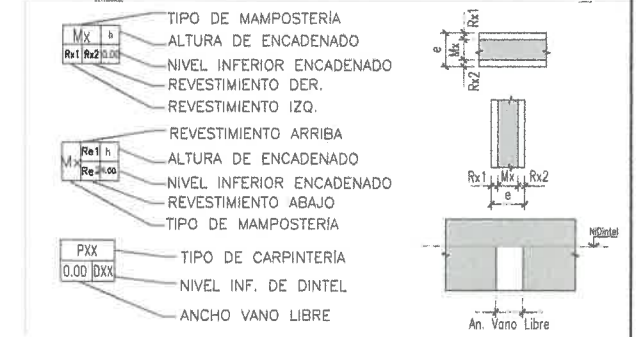


NOTAS

- LOS DISTINTOS TIPOS DE MUROS A EJECUTAR SE ANCLARÁN A LAS ESTRUCTURAS RESISTENTES DE HORMIGÓN MEDIANTE HIERROS REDONDOS DE DIÁMETRO 6mm Y 40cm DE LONGITUD. LA SEPARACIÓN MÁXIMA ENTRE HIERROS DE ANCLAJE ES 50cm Y COINCIDIRÁ CON EL EJE DE LAS MAMPOSTERÍAS.
- EN LAS UNIONES ENTRE TABIQUES DE MAMPOSTERÍA Y LOSAS SE COLOCARÁ TELGOPOR DE ALTA DENSIDAD DE 20MM DE ESPESOR PARA EVITAR FISURACIÓN DE MAMPOSTERÍAS.

SECRETARÍA DE OBRAS PÚBLICAS
 INTENDENTE: DR. JORGE M. EMILIANO DURAND
 SECRETARIO: DR. SERGIO A. GARCÍA
 SUBSECRETARIO: DR. DARIO MOLINA
 AREA: UNIDAD DE PROYECTOS INTEGRALES
 OBRA: TRANSITO ARTIGAS
 PLANO: CORTES SECTOR SANITARIOS CONTRIBUYENTES
 ESCALA: 1/75 - 1:20
 11 UPI-ARO-3 0
 OBRA N° RUBRO - PLANO N° REV.


PLANTA BAJA – SECTOR A DEMOLER Y LIMPIEZA

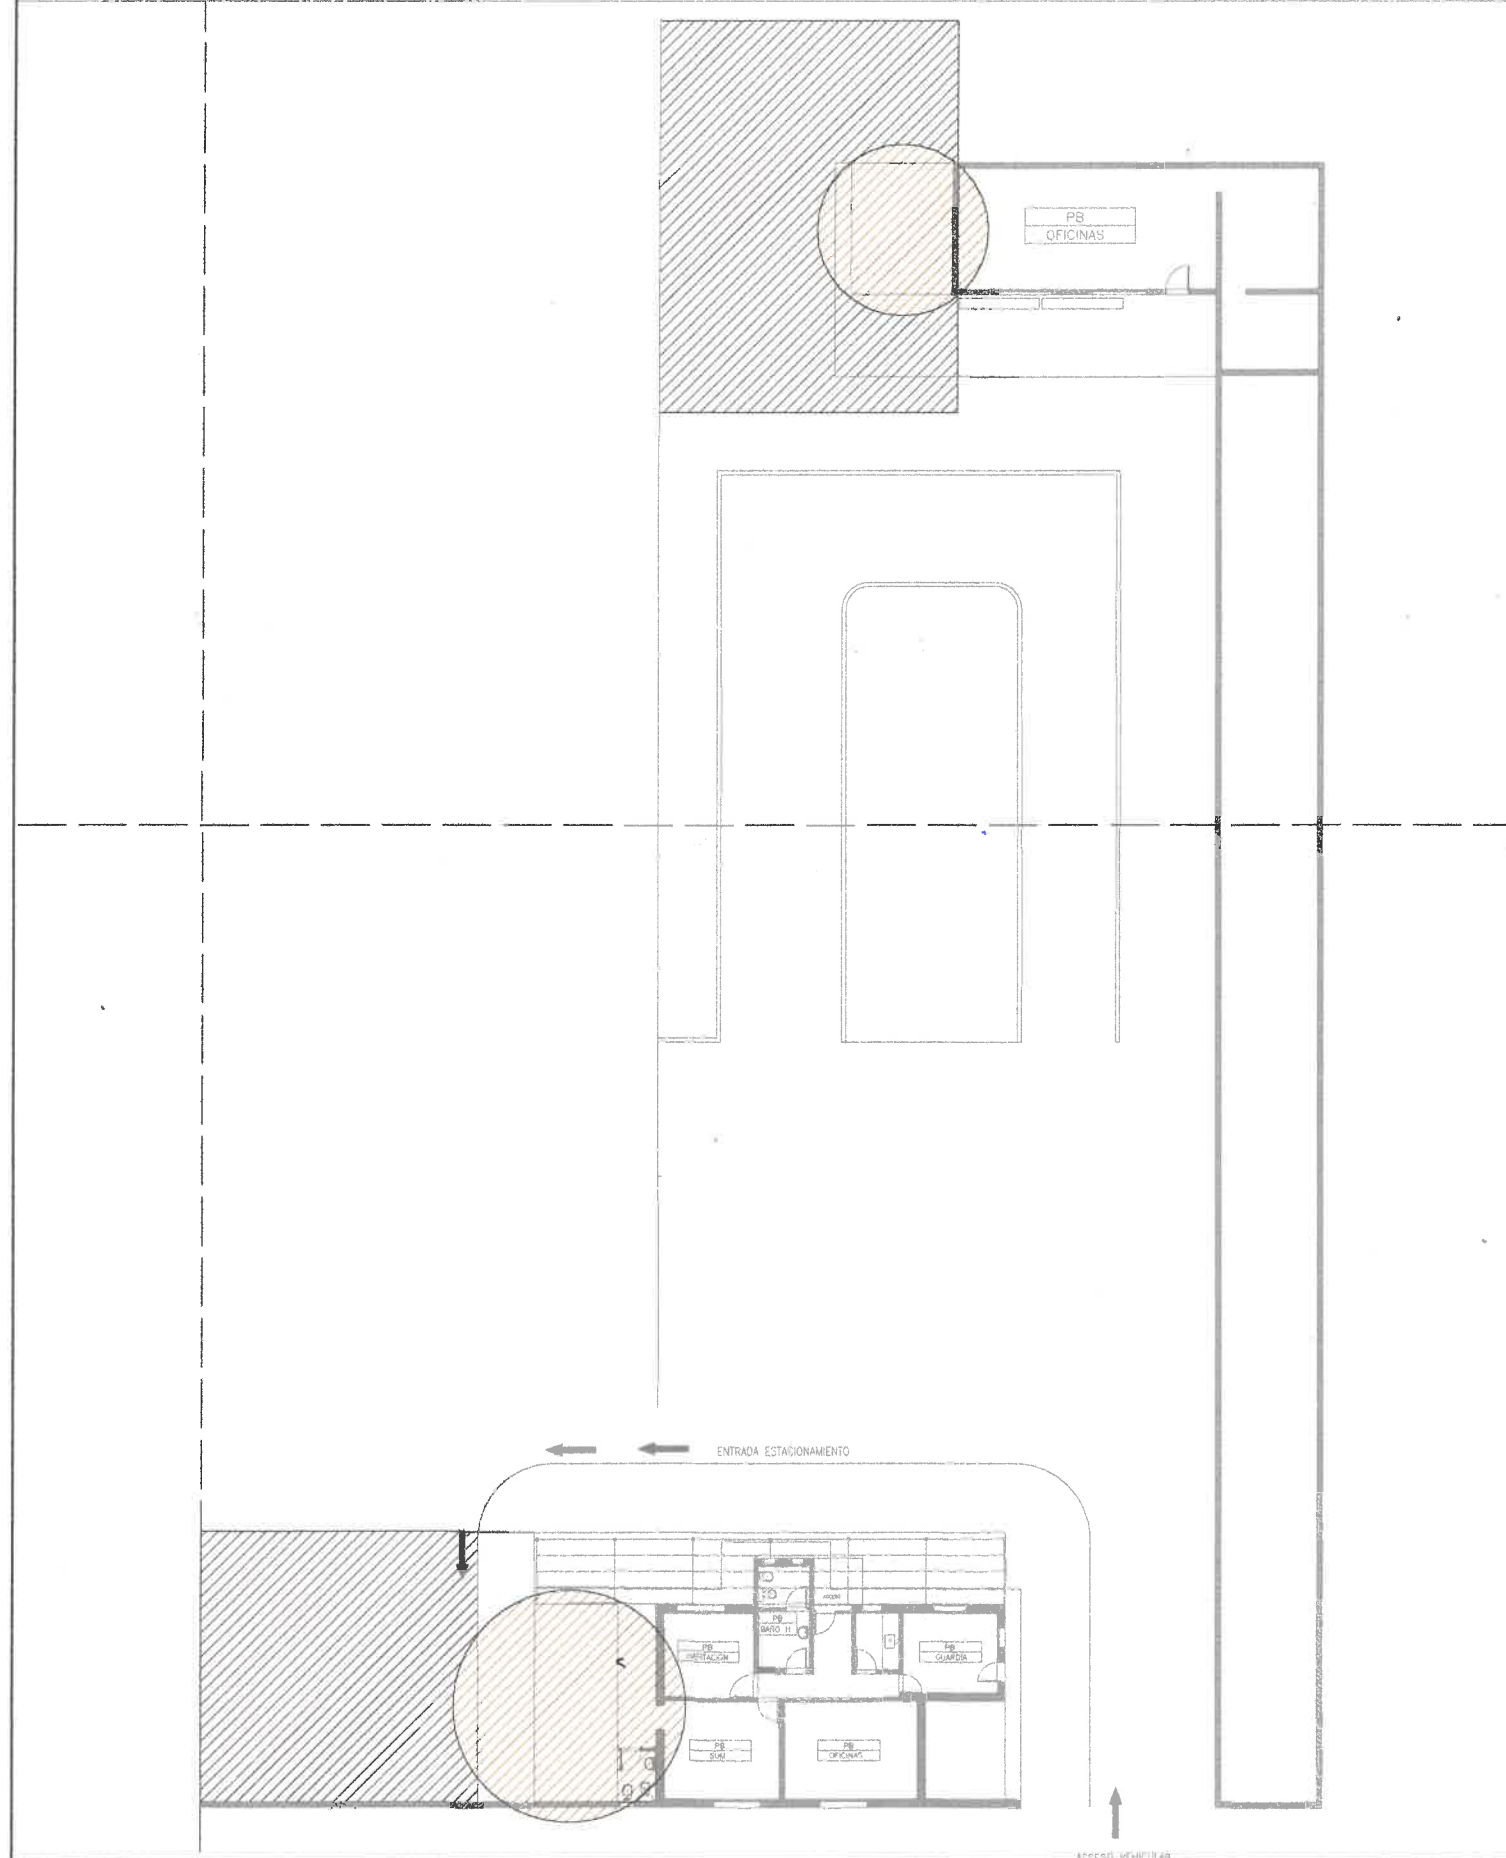

REFERENCIAS	
REF.	ESPECIFICACION
	RETIRAR-LIMPIEZA
	DEMOLER

0	EMISION ORIGINAL	DISPOSICION	L.G.R.	A.H.	A.H.	30-01-24
REV.			FORMA	CONTENIDO	APROBADO	FECHA APROB.
Salta MUNICIPALIDAD			SECRETARIA DE OBRAS PUBLICAS		INTENDENTE: DR. JORGE M. EMILIANO DURAND SECRETARIO: ING. ENRIQUE ALBERTO ZORPUDES SUBSECRETARIO: Arq. DARDO MOLINA SUBSECRETARIA UNIDAD DE PROYECTOS INTEGRALES SECRETARIA DE OBRAS PUBLICAS MUNICIPALIDAD DE SALTA	
AREA:			UNIDAD DE PROYECTOS INTEGRALES			
OBRA:			TRANSITO ARTIGAS		ESCALA: S/E	
PLANO:			PLANO SECTOR A DEMOLER Y SECTOR LIMPIEZA		1/ UPLARO-4 0	
OBRA N°	RUBRO - PLANO N°	REV.				

PLANTA BAJA – SECTOR SANITARIOS CONTRIBUYENTES

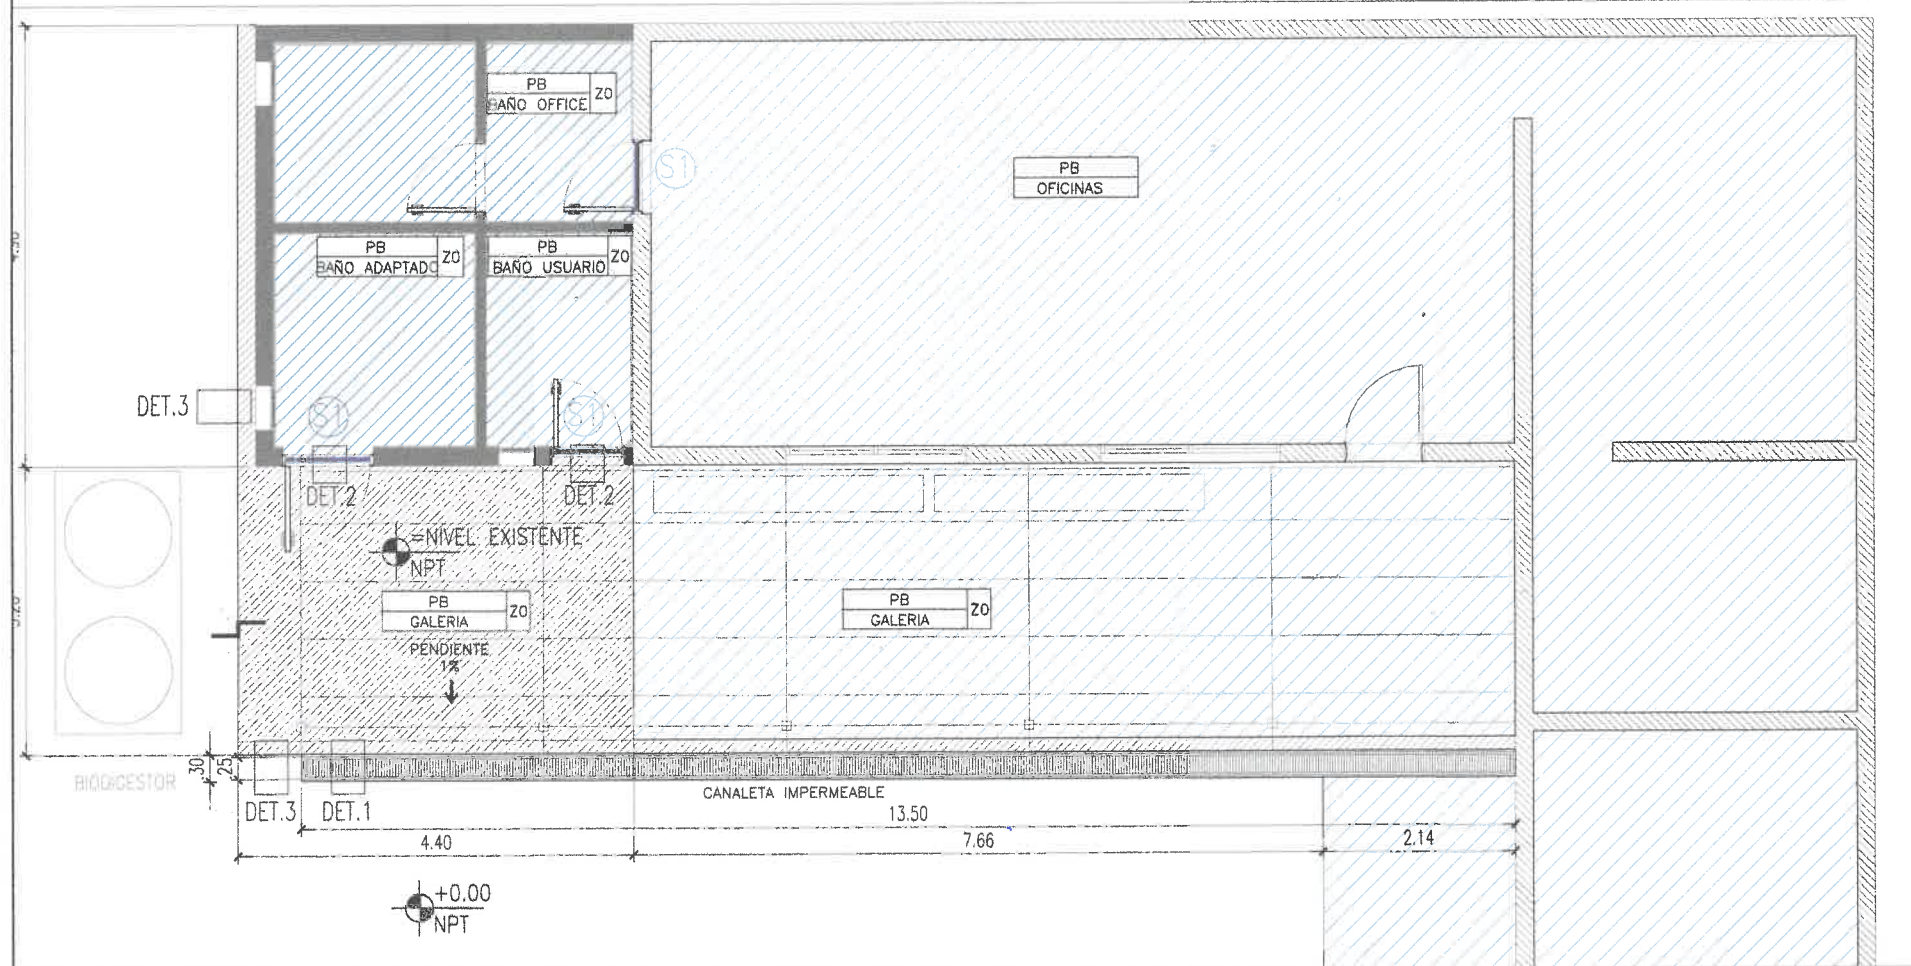

PISOS		
CODIGO	ESPECIFICACION	REF.
P1	SOLADO EXISTENTE	
P2	CONTRAPISO CON PENDIENTE	
P3	CERAMICO ESMALTADO	

ZÓCALOS		
CODIGO	ESPECIFICACION	REF.
Z0	SIN ZÓCALO	
Z1	CERAMICO ESMALTADO	


QUEDA A CARGO DEL CONTRATISTA PRESENTAR MUESTRA DEL SOLADO PARA APROBACION DE LA INSPECCION PREVIO A SU COLOCACION

TODAS LAS MEDIDAS SE VERIFICARÁN EN OBRA.


COLOCAR PENDIENTES SEGUN NORMATIVAS

EJECUCION DE INSTALACION SANITARIA Y PLUVIAL COMPLETA


D01-CANALETA IMPERMEABLE

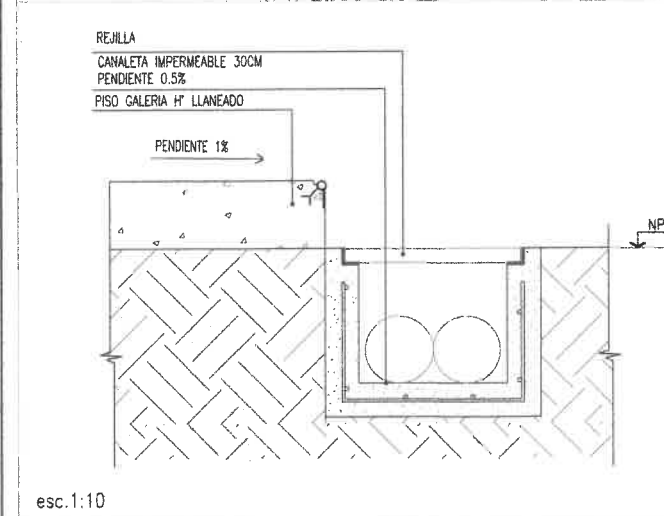


D02-ENCUENTRO SOLADO SANITARIOS Y GALERIA

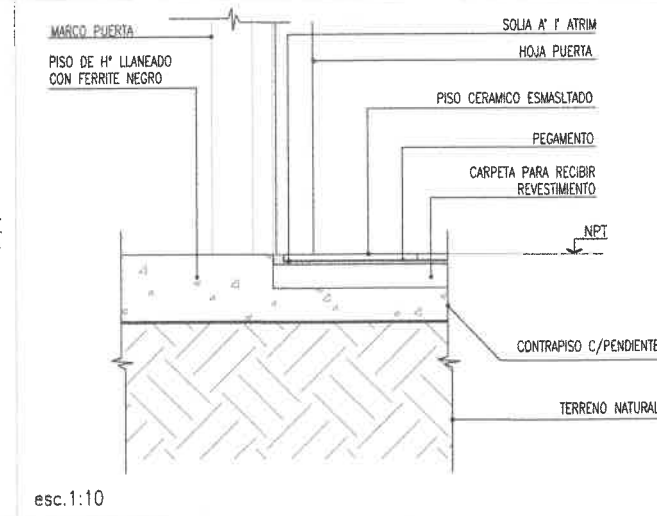

D03-PLANCHUELA EN GALERIA

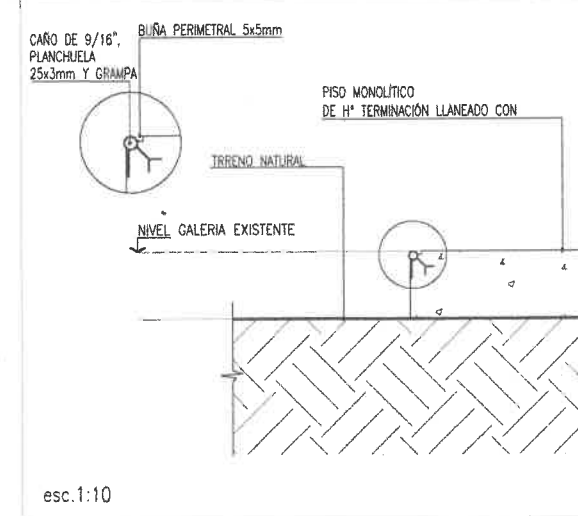

DETALLE POSICIÓN DE SOLIA

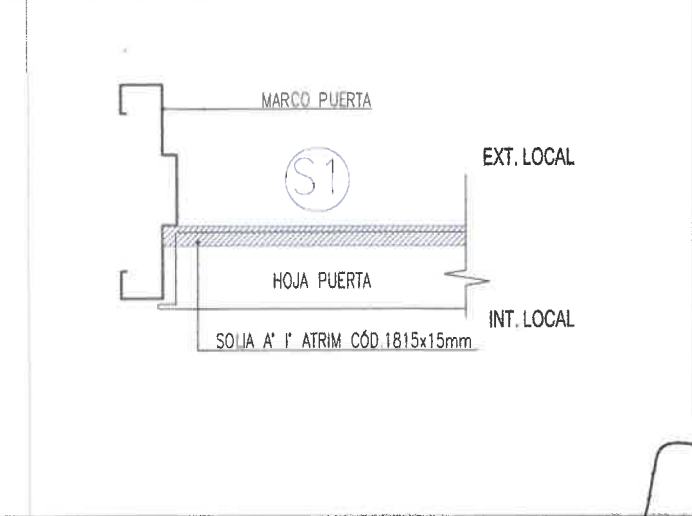

0	EMISION ORIGINAL		L.G.R.	A.H.	09-02-24
REV	DESCRIPCIÓN	DIBUJO	CHEQUEO	FECHA	

Salta MUNICIPALIDAD
SECRETARÍA DE OBRAS PÚBLICAS

INTENDENTE: DR. JORGE M. EMILIANO DURAND
SECRETARIO: ING. SERGIO ALBERTO ZORRILDES
SUBSECRETARIO: ARQ. DARDO MOLINA


AREA: UNIDAD DE PROYECTOS INTEGRALES
OBRA: TRANSITO ARTIGAS
PLANO: PLANO SOLADOS SECTOR SANITARIOS CONTRIBUYENTES

Arq. DARDO MOLINA
SUBSECRETARIO UNIDAD DE PROYECTOS INTEGRALES
SECRETARÍA DE OBRAS PÚBLICAS
MUNICIPALIDAD DE SALTA

ESCALA: 1:75 - 1:10

11 UPLARQ-5 0
OBRA N° RUBRO - PLANO N° REV.

PLANTA BAJA – SECTOR SANITARIOS Y VESTUARIOS OFICIALES

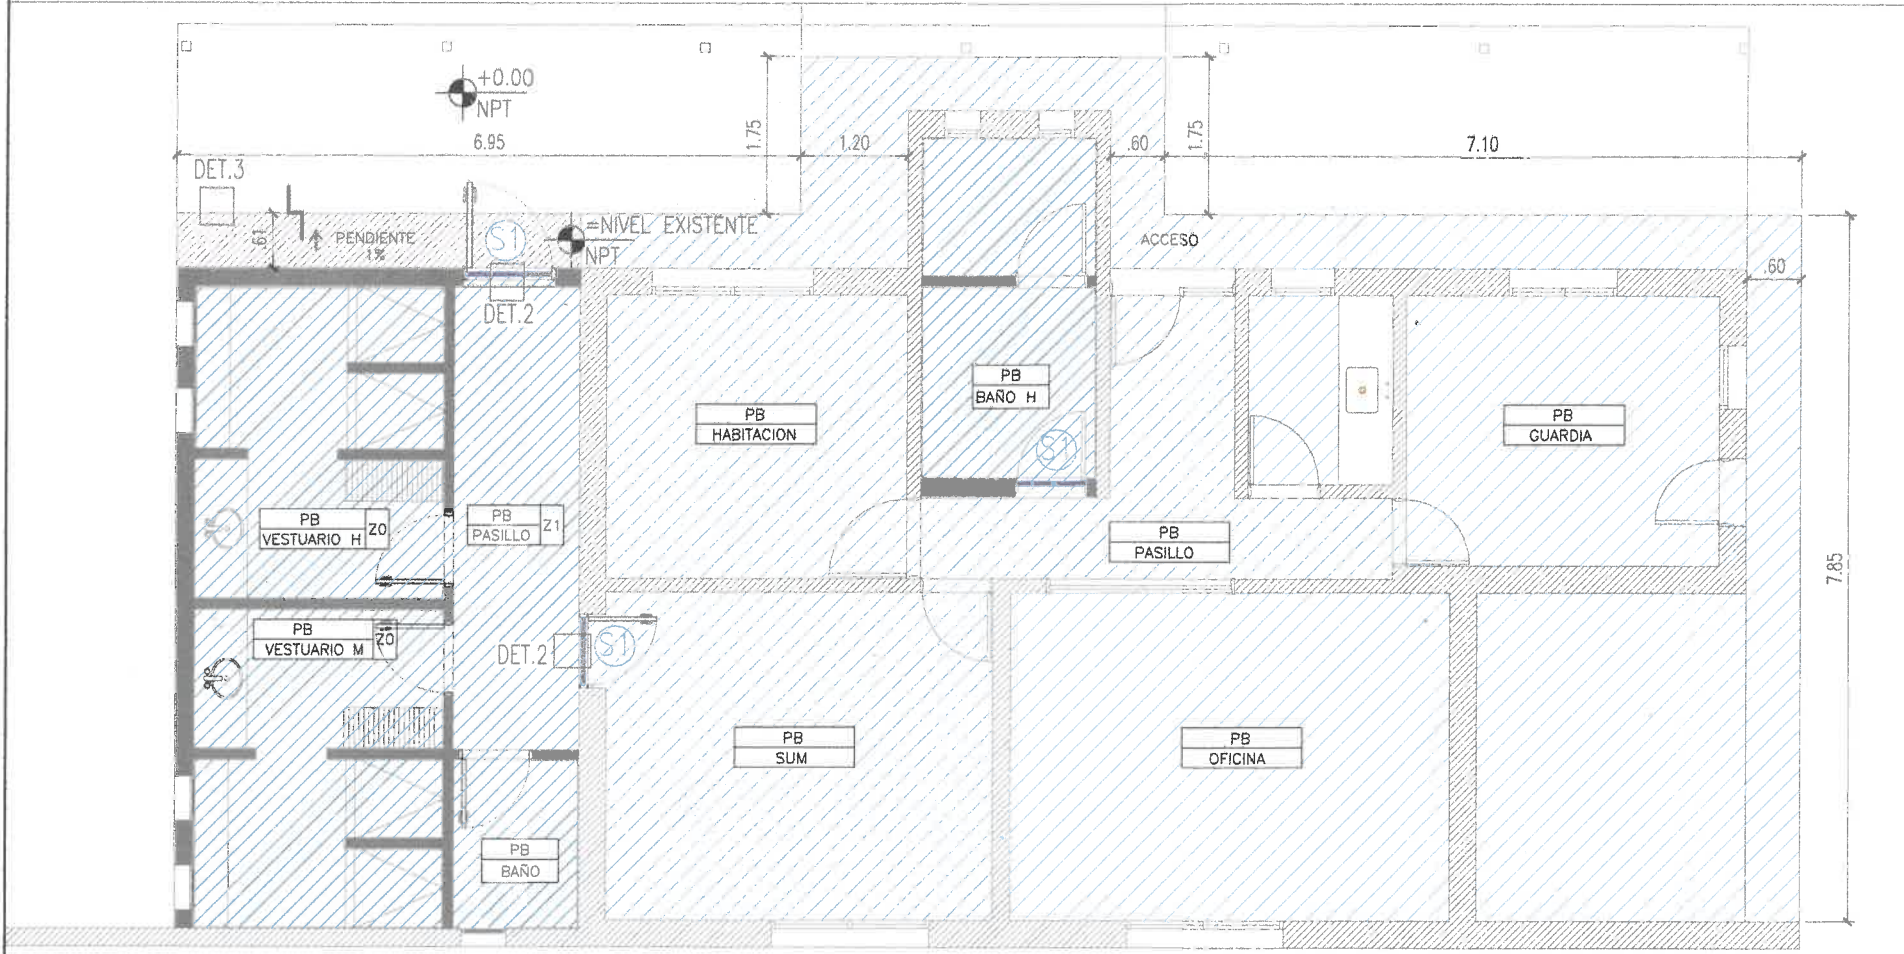

PISOS		
CODIGO	ESPECIFICACION	REF.
P1	SOLADO EXISTENTE	
P2	CONTRAPISO CON PENDIENTE	
P3	CERAMICO ESMALTADO	

ZÓCALOS	
CODIGO	ESPECIFICACION
Z0	SIN ZÓCALO
Z1	CERAMICO ESMALTADO h=10cm


QUEDA A CARGO DEL CONTRATISTA PRESENTAR MUESTRA DEL SOLADO PARA APROBACION DE LA INSPECCION PREVIO A SU COLOCACION

TODAS LAS MEDIDAS SE VERIFICARÁN EN OBRA.

COLOCAR PENDIENTES SEGUN NORMATIVAS


EJECUCION DE INSTALACION SANITARIA Y PLUVIAL COMPLETA

D02-ENCUENTRO SOLADO SANITARIOS Y GALERIA

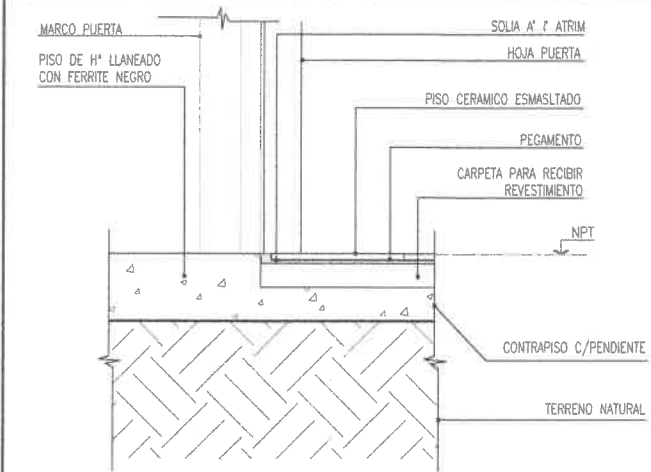


esc.1:10

D03-PLANCHUELA EN GALERIA

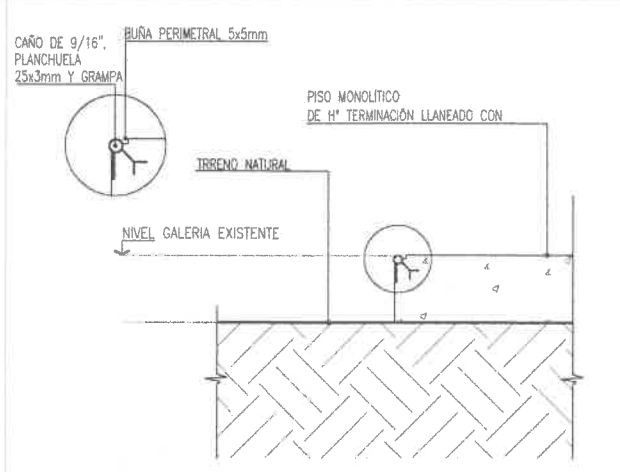

esc.1:10

DETALLE POSICIÓN DE SOLIA

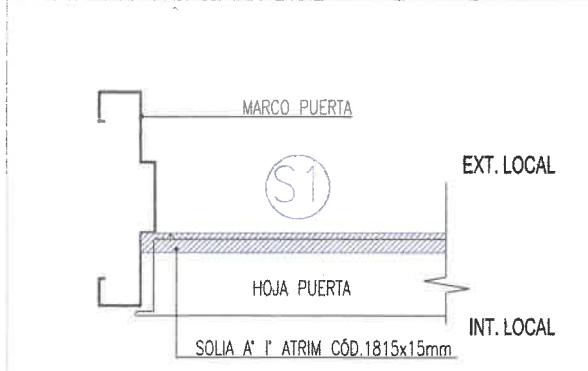

0	EMISION ORIGINAL		L.G.R.	A.H.	A.H.	05-02-24
REV	DESCRIPCION		DIBUJO	CHUBUTO	APROBADO	FECHA APT

Salta MUNICIPALIDAD SECRETARÍA DE OBRAS PÚBLICAS

INTENDENTE: DR. JORGE M. EMILIANO DURAND
SECRETARIO: ING. SERGIO ALBERTO ZORPUDES
SUBSECRETARIO: ARIEL DARDO MOLINA


AREA: UNIDAD DE PROYECTOS INTEGRALES
OBRA: TRANSITO ARTIGAS
PLANO: PLANO SOLADOS SECTOR SANITARIOS Y VESTUARIOS OFICIALES

Arq. DARDO MOLINA
SUBSECRETARIA UNIDAD DE PROYECTOS INTEGRALES
SECRETARIA DE OBRAS PUBLICAS
MUNICIPALIDAD DE SALTA

ESCALA: 11 UPI-ARQ-6 0


OBRA N° RUBRO - PLANO N° REV.

PLANTA DE TECHO- SECTOR SANITARIOS CONTRIBUYENTES

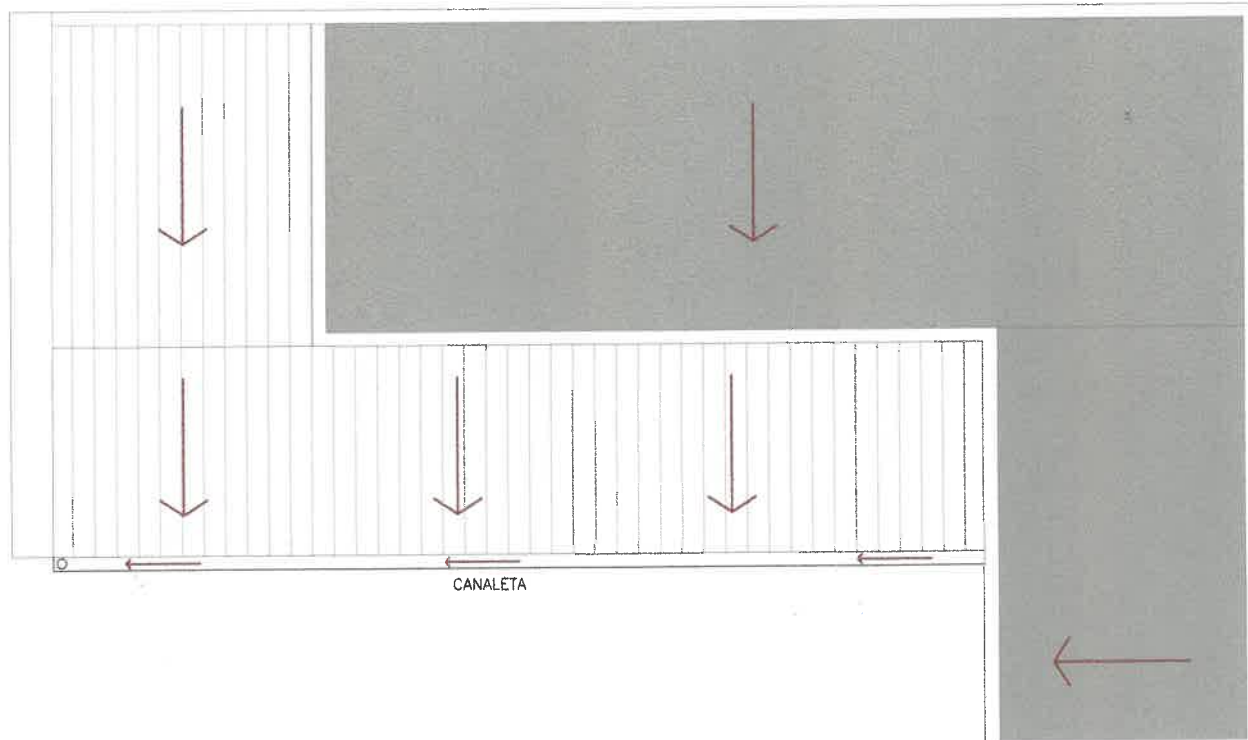

REFERENCIA CUBIERTA	
REF.	ESPECIFICACION
■	CUBIERTA NUEVA
■	CUBIERTA EXISTENTE

PLANTA DE TECHO- SECTOR SANITARIOS Y VESTUARIOS OFICIALES

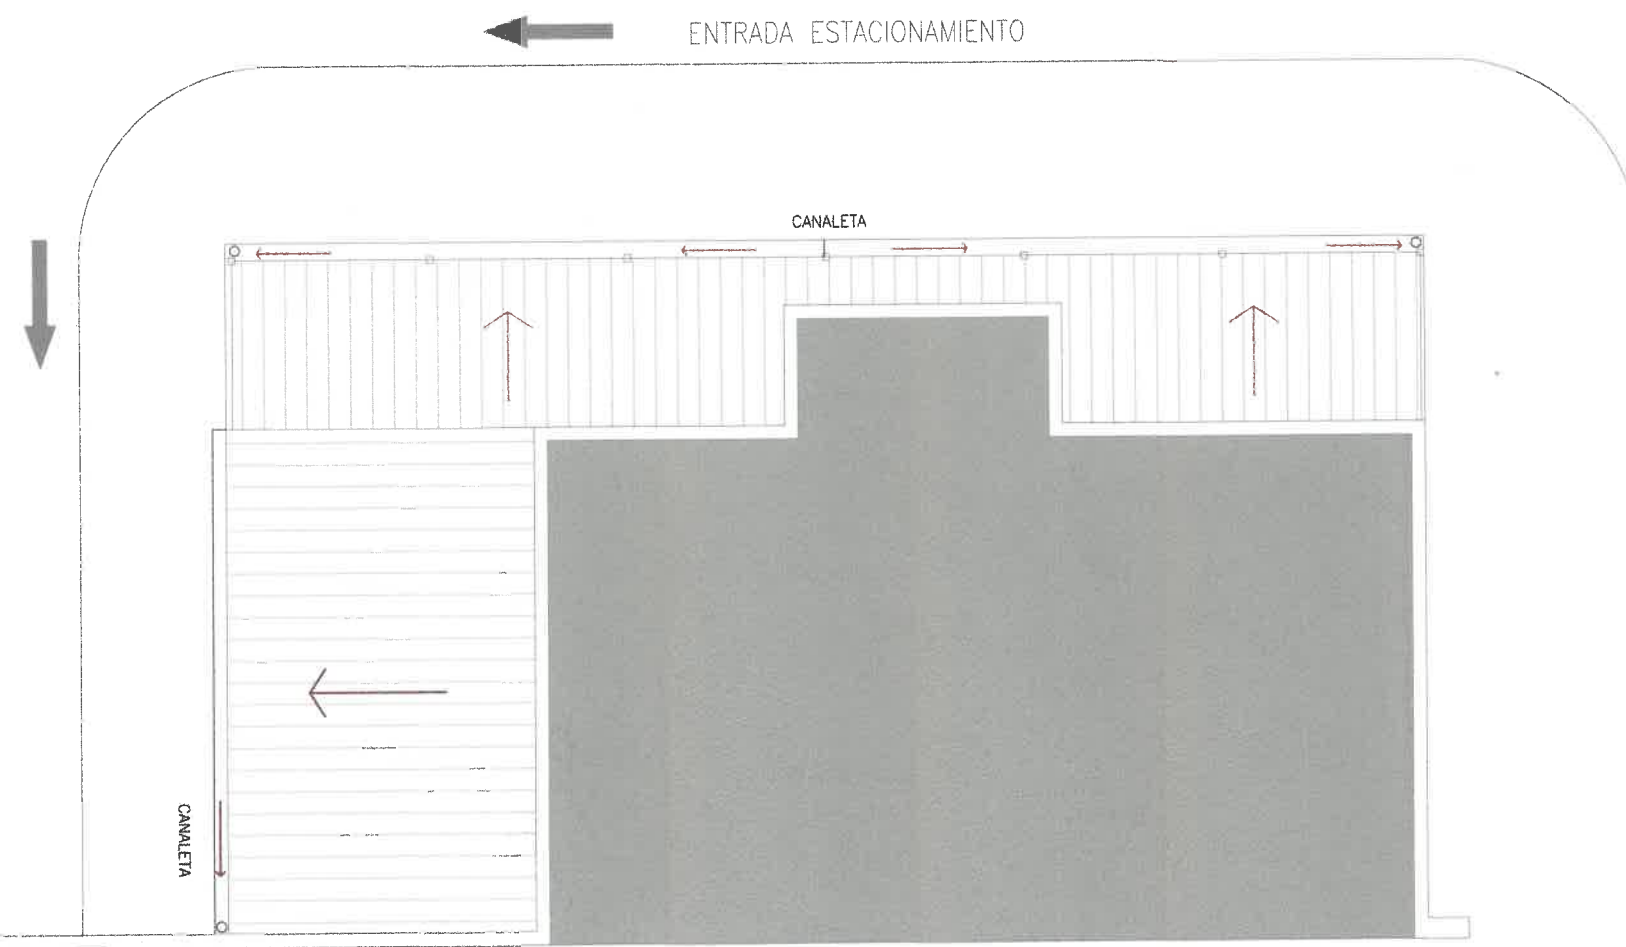


O	EMISION ORIGINAL	DESCRIPCION	L.G.R.	A.H.	A.H.	05-02-24
REV.			PROJ.	PROJ.	PROJ.	FECHA SUP.
 Salta MUNICIPALIDAD			SECRETARIA DE OBRAS PUBLICAS DR. JORGE M. EMILIANO DURAND SECRETARIO DR. JARDO MOLINA SUBSECRETARIO DE PROYECTOS INTEGRALES SECRETARIA DE OBRAS PUBLICAS MUNICIPALIDAD DE SALTA			
AREA:			UNIDAD DE PROYECTOS INTEGRALES			
OBRA:			TRANSITO ARTIGAS			
PLANO:			PLANTA TECHO			
			ESCALA: S/E			
			1/ UPI-ARQ-7 0			
			RUBRO - PLANO N° REV.			

PLANILLA DE CARPINTERIAS TRANSITO ARTIGAS


P01
1.00 DESTINO: SANITARIO ADAPTADO

PLANILLA PUERTAS P01				
TIPO	CODIGO	MANO	CANT.	TOTAL
PUERTA SIMPLE	P01	Derecha	1	2
		Izquierda	1	

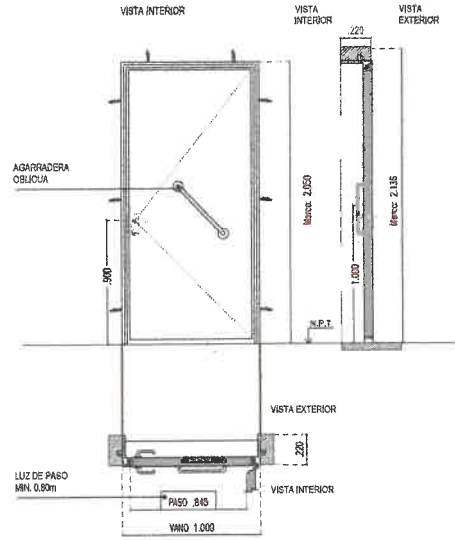


P02
1.00 DESTINO: SANITARIO ADAPTADO - ACCESO

PLANILLA PUERTAS P01				
TIPO	CODIGO	MANO	CANT.	TOTAL
PUERTA SIMPLE	P01	Derecha	1	2
		Izquierda	1	

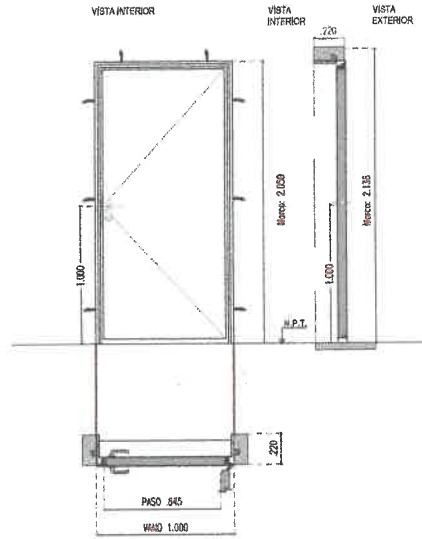

P03
0.80 DESTINO: SANITARIOS Y VESTUARIOS

PLANILLA PUERTAS P2				
TIPO	CODIGO	MANO	CANT.	TOTAL
PUERTA SIMPLE	P02	Derecha	2	6
		Izquierda	4	

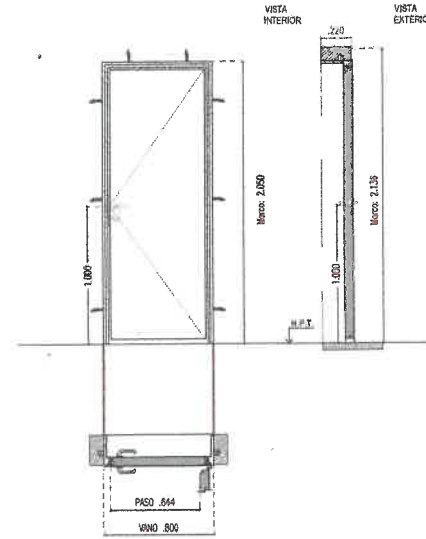

MARCO: ALUMINIO
HOJA: PLACA DOBLE CONTACTO
HERRAJES: BARRAL / AGARRADERA OBLICUA
CERRADURA: A DEFINIR/ LOS CERROJOS DE SEGURIDAD DE LOS SANITARIOS ADAPTADOS DEBERAN PODER ACCIONAR DESDE EL EXTERIOR EN CASO DE EMERGENCIA
OBSERVACION.:

MARCO: ALUMINIO
HOJA: PLACA DOBLE CONTACTO
HERRAJES: DEFINIR
CERRADURA: DEFINIR
OBSERVACION.:


MARCO: ALUMINIO
HOJA: PLACA DOBLE CONTACTO
HERRAJES: DEFINIR
CERRADURA: DEFINIR
OBSERVACION.:

0	EMISION ORIGINAL	DESCRIPCION	L.G.R	FECHA
REV.	INGLID	CHEQUEO	APROBO	31-01-24
		SECRETARIA DE OBRAS PUBLICAS INTENDENTE: D. JORGE M. EMILIANO DURAND SECRETARIO: ING. SERGIO ALBERTO ZORRAJES SUBSECRETARIO: ARQ. DARDO MOLINA		
AREA:	UNIDAD DE PROYECTOS INTEGRALES		Arq. DARDO MOLINA	
OBRA:	TRANSITO ARTIGAS		SUBSECRETARIA UNIDAD DE PROYECTOS INTEGRALES	
PLANO:	PLANILLA DE CARPINTERIAS TRANSITO ARTIGAS		SECRETARIA DE OBRAS PUBLICAS MUNICIPALIDAD DE SALTA	
ESCALA:		1:50		
OBRA N°	11	UPL-DET-1	0	
PLANO N°				
REV.				

PLANILLA DE CARPINTERIAS TRANSITO ARTIGAS


V1 DESTINO: VESTUARIOS
0.50

PLANILLA VENTANAS V1				
TIPO	CODIGO	MANO	CANT.	TOTAL
VENTANA OSCILOBATIENTE	V1	Derecha	-	3
		Izquierda	-	

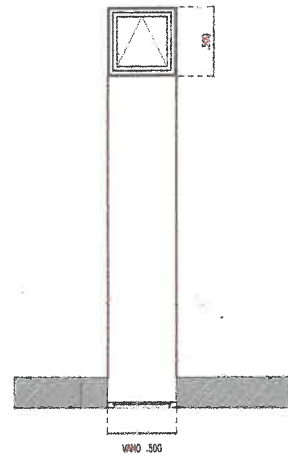

V2 DESTINO: VESTUARIOS
0.40

PLANILLA VENTANAS V1				
TIPO	CODIGO	MANO	CANT.	TOTAL
VENTANA OSCILOBATIENTE	V2	Derecha	-	1
		Izquierda	-	

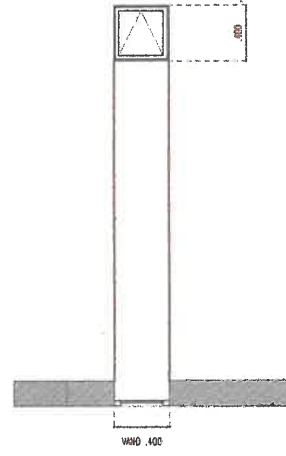


MARCO: ALUMINIO
HOJA: CRISTAL FLOAT INCOLORO 4mm
HERRAJES: BISAGRAS INFERIORES APERTURAS HACIA EL INTERIOR, SISTEMA DOBLECONTACTO, CON GRISBI Y BRAZO DE ACERO INOXIDABLE PARA LIMITACION DE APERTURA
CERRADURA: DEFINIR
OBSERVACION.:


MARCO: ALUMINIO
HOJA: CRISTAL FLOAT INCOLORO 4mm
HERRAJES: BISAGRAS INFERIORES APERTURAS HACIA EL INTERIOR, SISTEMA DOBLECONTACTO, CON GRISBI Y BRAZO DE ACERO INOXIDABLE PARA LIMITACION DE APERTURA
CERRADURA: DEFINIR
OBSERVACION.:

0	EMISION ORIGINAL	L.G.R	31-01-24
REV.	DESCRIPCION	CHUBO	FECHA BR.
Salta MUNICIPALIDAD		SECRETARÍA DE OBRAS PÚBLICAS INTENDENTE: DR. JORGE M. EMILIANO DURAND SECRETARIO: ING. SERGIO ALBERTO ZORLUDES SUBSECRETARIO: DR. DAVIDO MOLINA	
AREA:	UNIDAD DE PROYECTOS INTEGRALES	Arq. DAVDO MOLINA SUBSECRETARÍA UNIDAD DE PROYECTOS INTEGRALES SECRETARÍA DE OBRAS PÚBLICAS MUNICIPALIDAD DE SALTA	
OBRA:	TRANSITO ARTIGAS	ESCALA:	1:50
PLANO:	PLANILLA DE CARPINTERIAS TRANSITO ARTIGAS	OBRA N°	11
		RUNO - PLANO N°	LPI-DET-2
		REV.	0


DETALLE BAÑO ADAPTADO

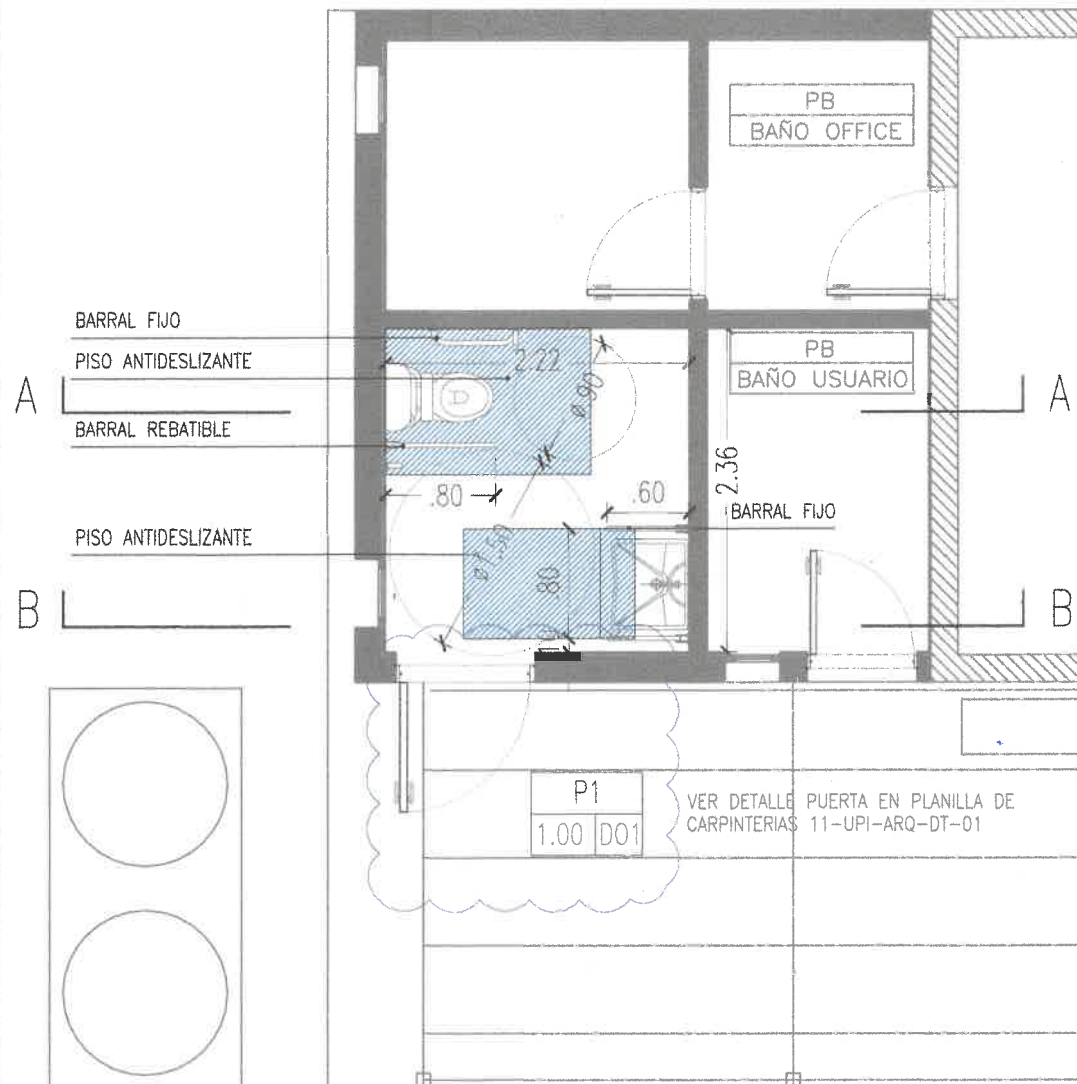

VISTA A-A

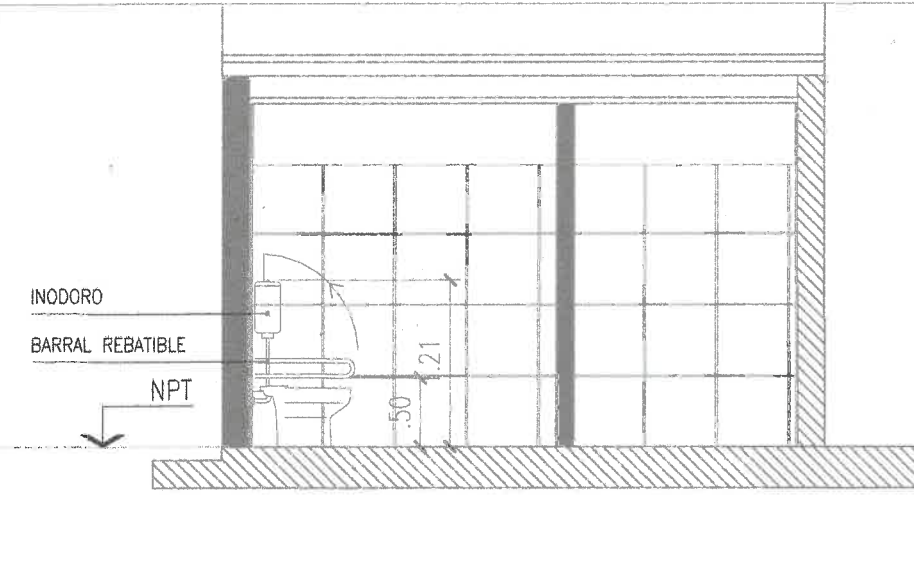

VISTA B-B

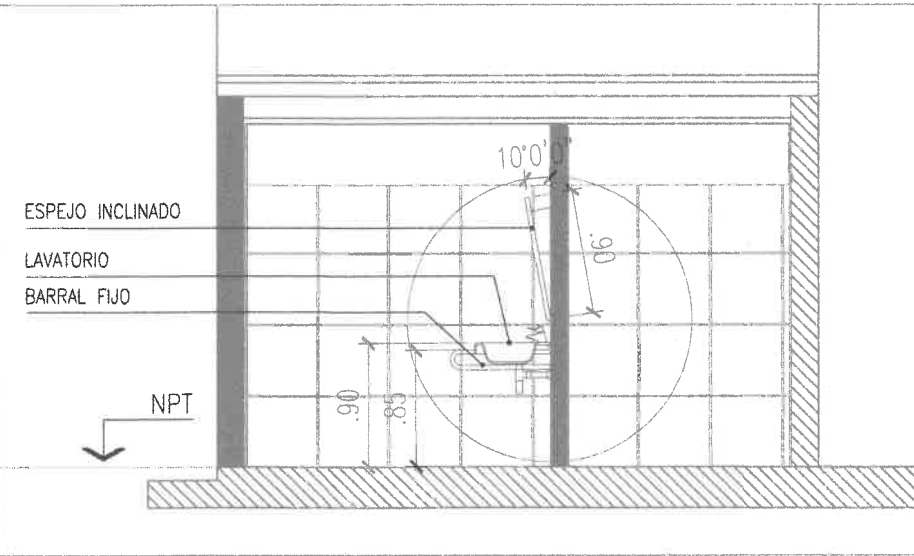


COLOCAR ARTEFACTOS DE SANITARIO ADAPTRADO SEGUN NORMATIVA DE ACCESIBILIDAD

TODAS LAS MEDIDAS SE VERIFICARÁN EN OBRA.

0	EMISION ORIGINAL	L.G.R	01-02-24
DET	DESCRIPCION	DEBUDO	FECHA APP
SECRETARIA DE OBRAS PUBLICAS		INTENDENTE: DR. JORGE M. EMILIANO DURAND SECRETARIO: ING. SERGIO ALBERTO ZORPUDES SUBSECRETARIO: ARQ. DARDO MOLINA	
AREA:	UNIDAD DE PROYECTOS INTEGRALES	ARQ. DARDO MOLINA SUBSECRETARIA UNIDAD DE PROYECTOS INTEGRALES SECRETARIA DE OBRAS PUBLICAS MUNICIPALIDAD DE SALTA	
OBRA:	TRANSITO ARTIGAS	ESCALA: 1:50	
PLANO:	DETALLE BAÑO ADAPTADO	1 UPI-DT-3 0 OBRA N° RUBRO - PLANO N° REV.	

PLANTA BAJA – SECTOR SANITARIOS CONTRIBUYENTES

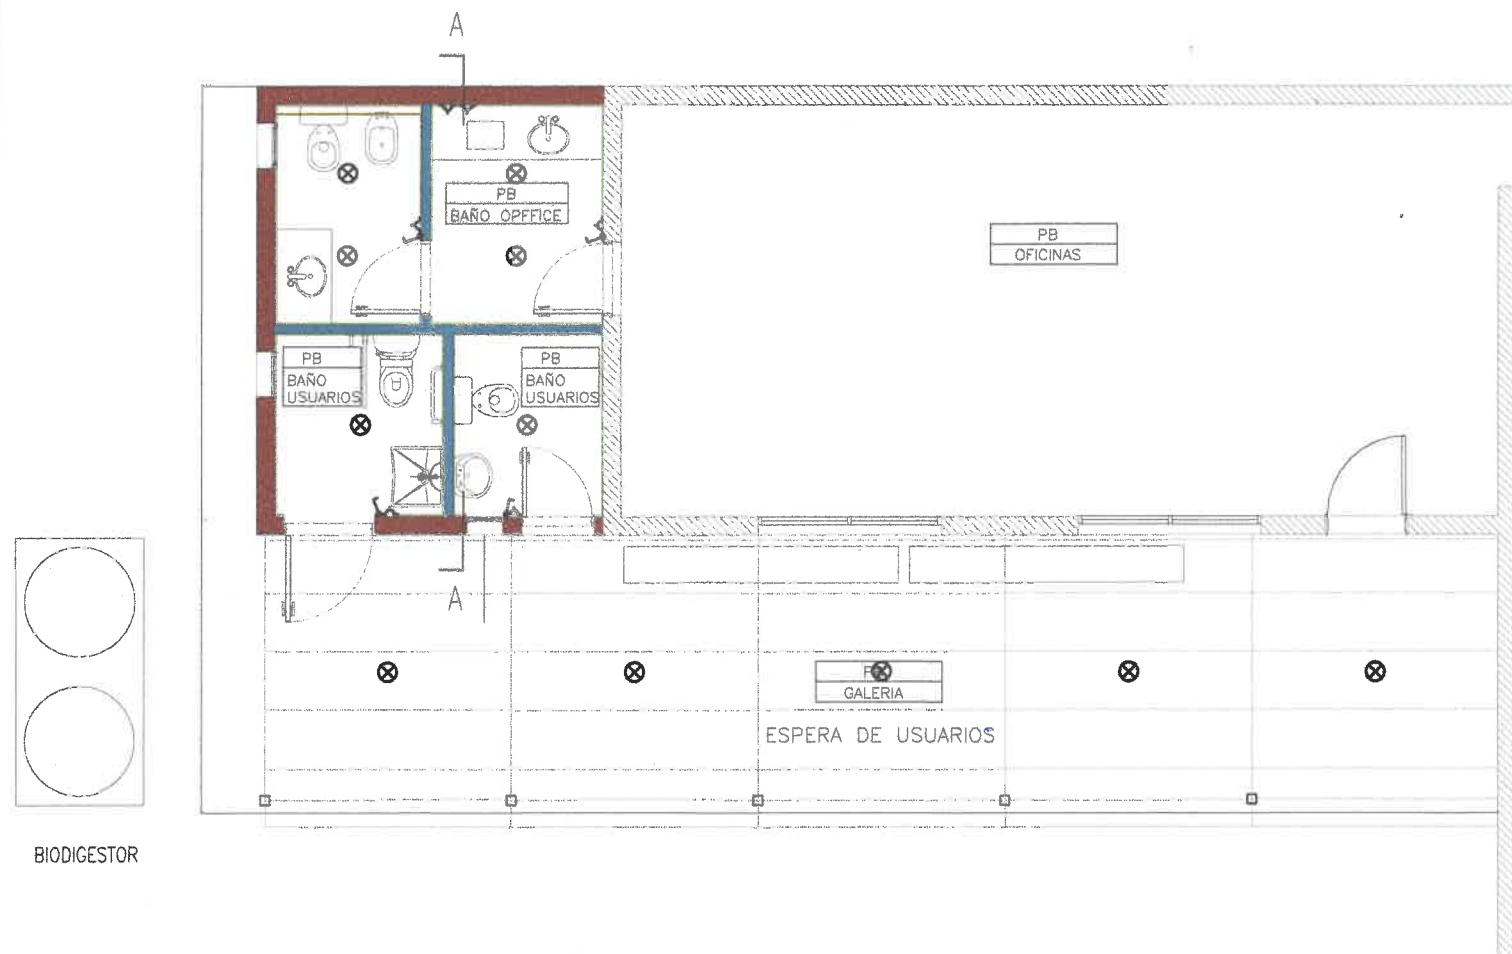

REFERENCIAS

REF.	ESPECIFICACION
	ALTURA DE LLAVES 1.10
	ALTURA DE TOMAS 0.30
	ALTURA TABLERO 1.60
PE	ALTURA P. ELECTRICO 1.60
AA	
	TABLERO SECCIONAL
	CAJA DE PASO


QUEDA A CARGO DEL CONTRATISTA EL CALCULO, DIMENSIONAMIENTO Y VERIFICACION DE INSTALACION ELECTRICA CON SU APROBACION EN EL COPAIPA/COLEGIO DE ARQUITECTOS

TODAS LAS MEDIDAS SE VERIFICARÁN EN OBRA.

Arg. DARDO MOLINA
 SUBSECRETARÍA UNIDAD DE PROYECTOS INTEGRALES
 SECRETARÍA DE OBRAS PÚBLICAS
 MUNICIPALIDAD DE SALTA

O	EMISION ORIGINAL	DESCRIPCIÓN	L.G.R	C.H.	A.H.	05-02-24
REV.			PROYECTO	REVISADO	APROBADO	FICHA DE
SECRETARÍA DE OBRAS PÚBLICAS MUNICIPALIDAD DE SALTA			INTENDENTE: DR. JORGE M. EMILIANO DURAND SECRETARIO: ING. SERGIO ALBERTO ZORLUDES SUBSECRETARIO: ARG. DARDO MOLINA Arg. DARDO MOLINA SUBSECRETARÍA UNIDAD DE PROYECTOS INTEGRALES SECRETARÍA DE OBRAS PÚBLICAS MUNICIPALIDAD DE SALTA			
AREA:	UNIDAD DE PROYECTOS INTEGRALES					
OBRA:	TRANSITO ARTIGAS					
PLANO:	INSTALACION ELECTRICA SECTOR SANITARIOS CONTRIBUYENTES		ESCALA: 1:75			
	11	UPI-IE-1	0			
	OBRA N°	RUBRO - PLANO N°	REV.			

PLANTA BAJA – SECTOR SANITARIOS CONTRIBUYENTES

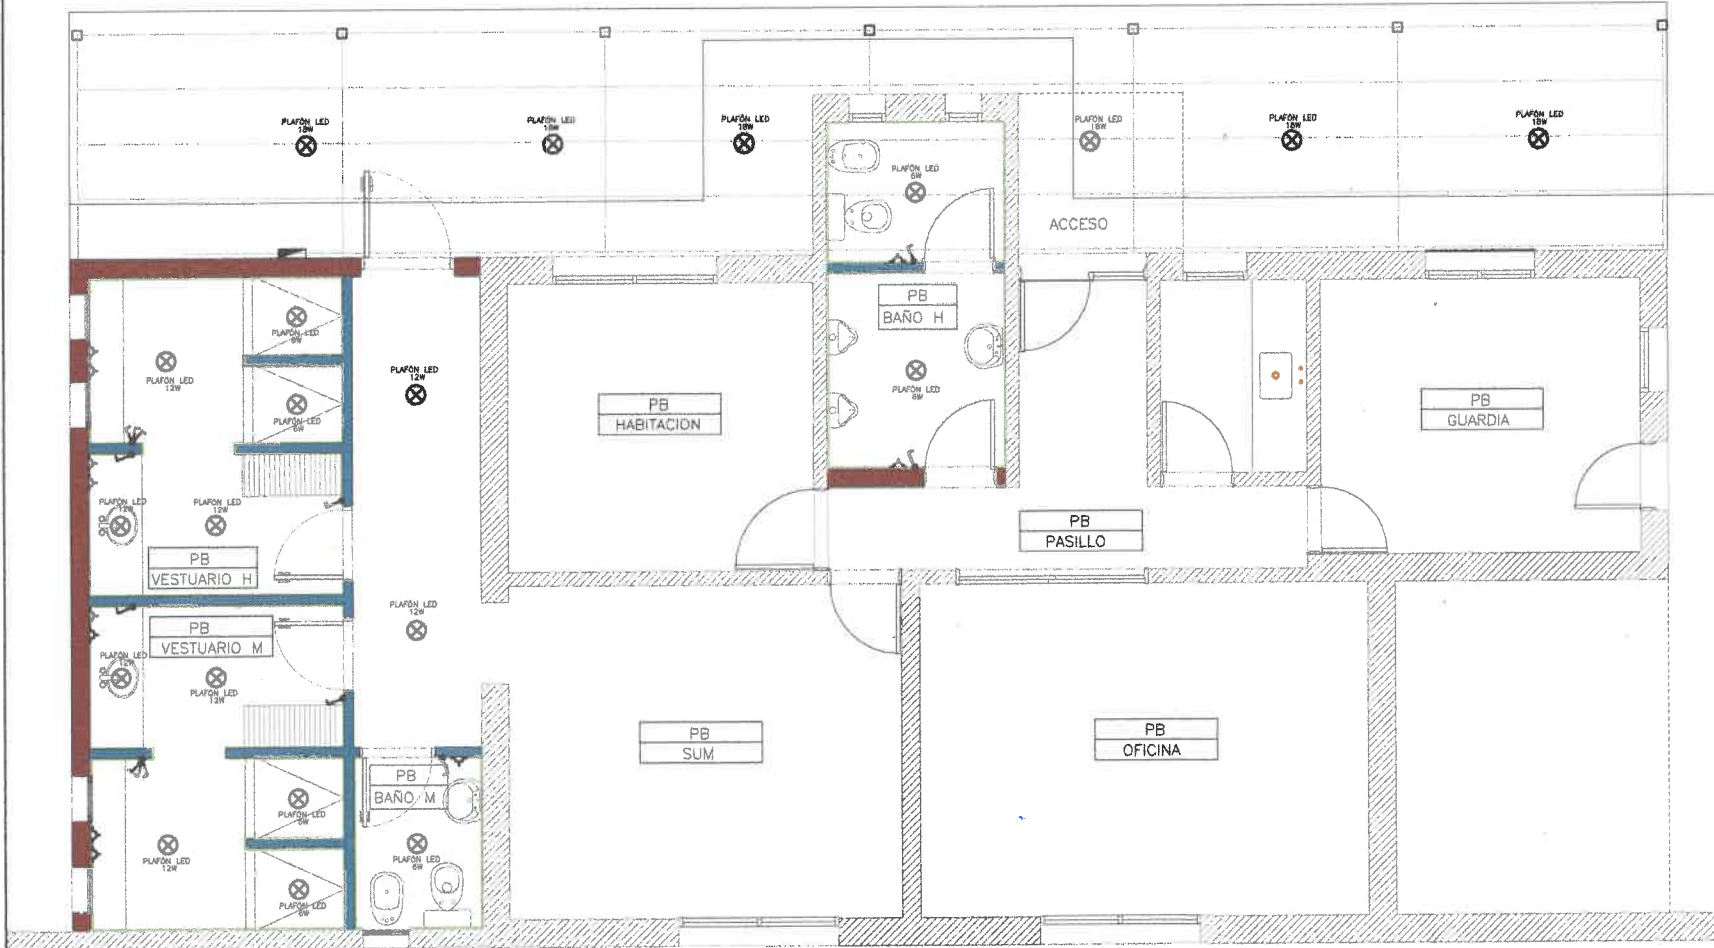

REFERENCIAS

REF.	ESPECIFICACION
	ALTURA DE LLAVES 1.10
	ALTURA DE TOMAS 0.30
	ALTURA TABLERO 1.60
PE	ALTURA P. ELECTRICO 1.60
AA	TABLERO SECCIONAL
	CAJA DE PASO

QUEDA A CARGO DEL CONTRATISTA EL CALCULO, DIMENSIONAMIENTO Y VERIFICACION DE INSTALACION ELECTRICA CON SU APROBACION EN EL COPAIPA/COLEGIO DE ARQUITECTOS

TODAS LAS MEDIDAS SE VERIFICARÁN EN OBRA.

Arq. DARDO MOLINA
SUBSECRETARÍA UNIDAD DE PROYECTOS INTEGRALES
SECRETARÍA DE OBRAS PÚBLICAS
MUNICIPALIDAD DE SALTA

0	EMISION ORIGINAL	L.G.R.	A.H.	A.H.	03-02-24
REV.	DESCRIPCION	TRABAJOS	CHIEFUEO	APPROB.	FECHA UPI
SECRETARÍA DE OBRAS PÚBLICAS		INTENDENTE: DR. JORGE M. EMILIANO DURAND SECRETARIO: ING. SERGIO ALBERTO ZORRUPDES SUBSECRETARIO: ARQ. DARDO MOLINA			
AREA: UNIDAD DE PROYECTOS INTEGRALES					
OBRA: TRANSITO ARTIGAS					
PLANO: INSTALACION ELECTRICA SECTOR SANITARIOS Y VESTUARIOS OFICIALES		ESCALA: 1:75			
11	UPI-IE-2	0			
OBRA N°	RUBRO - PLANO N°	REV.			