



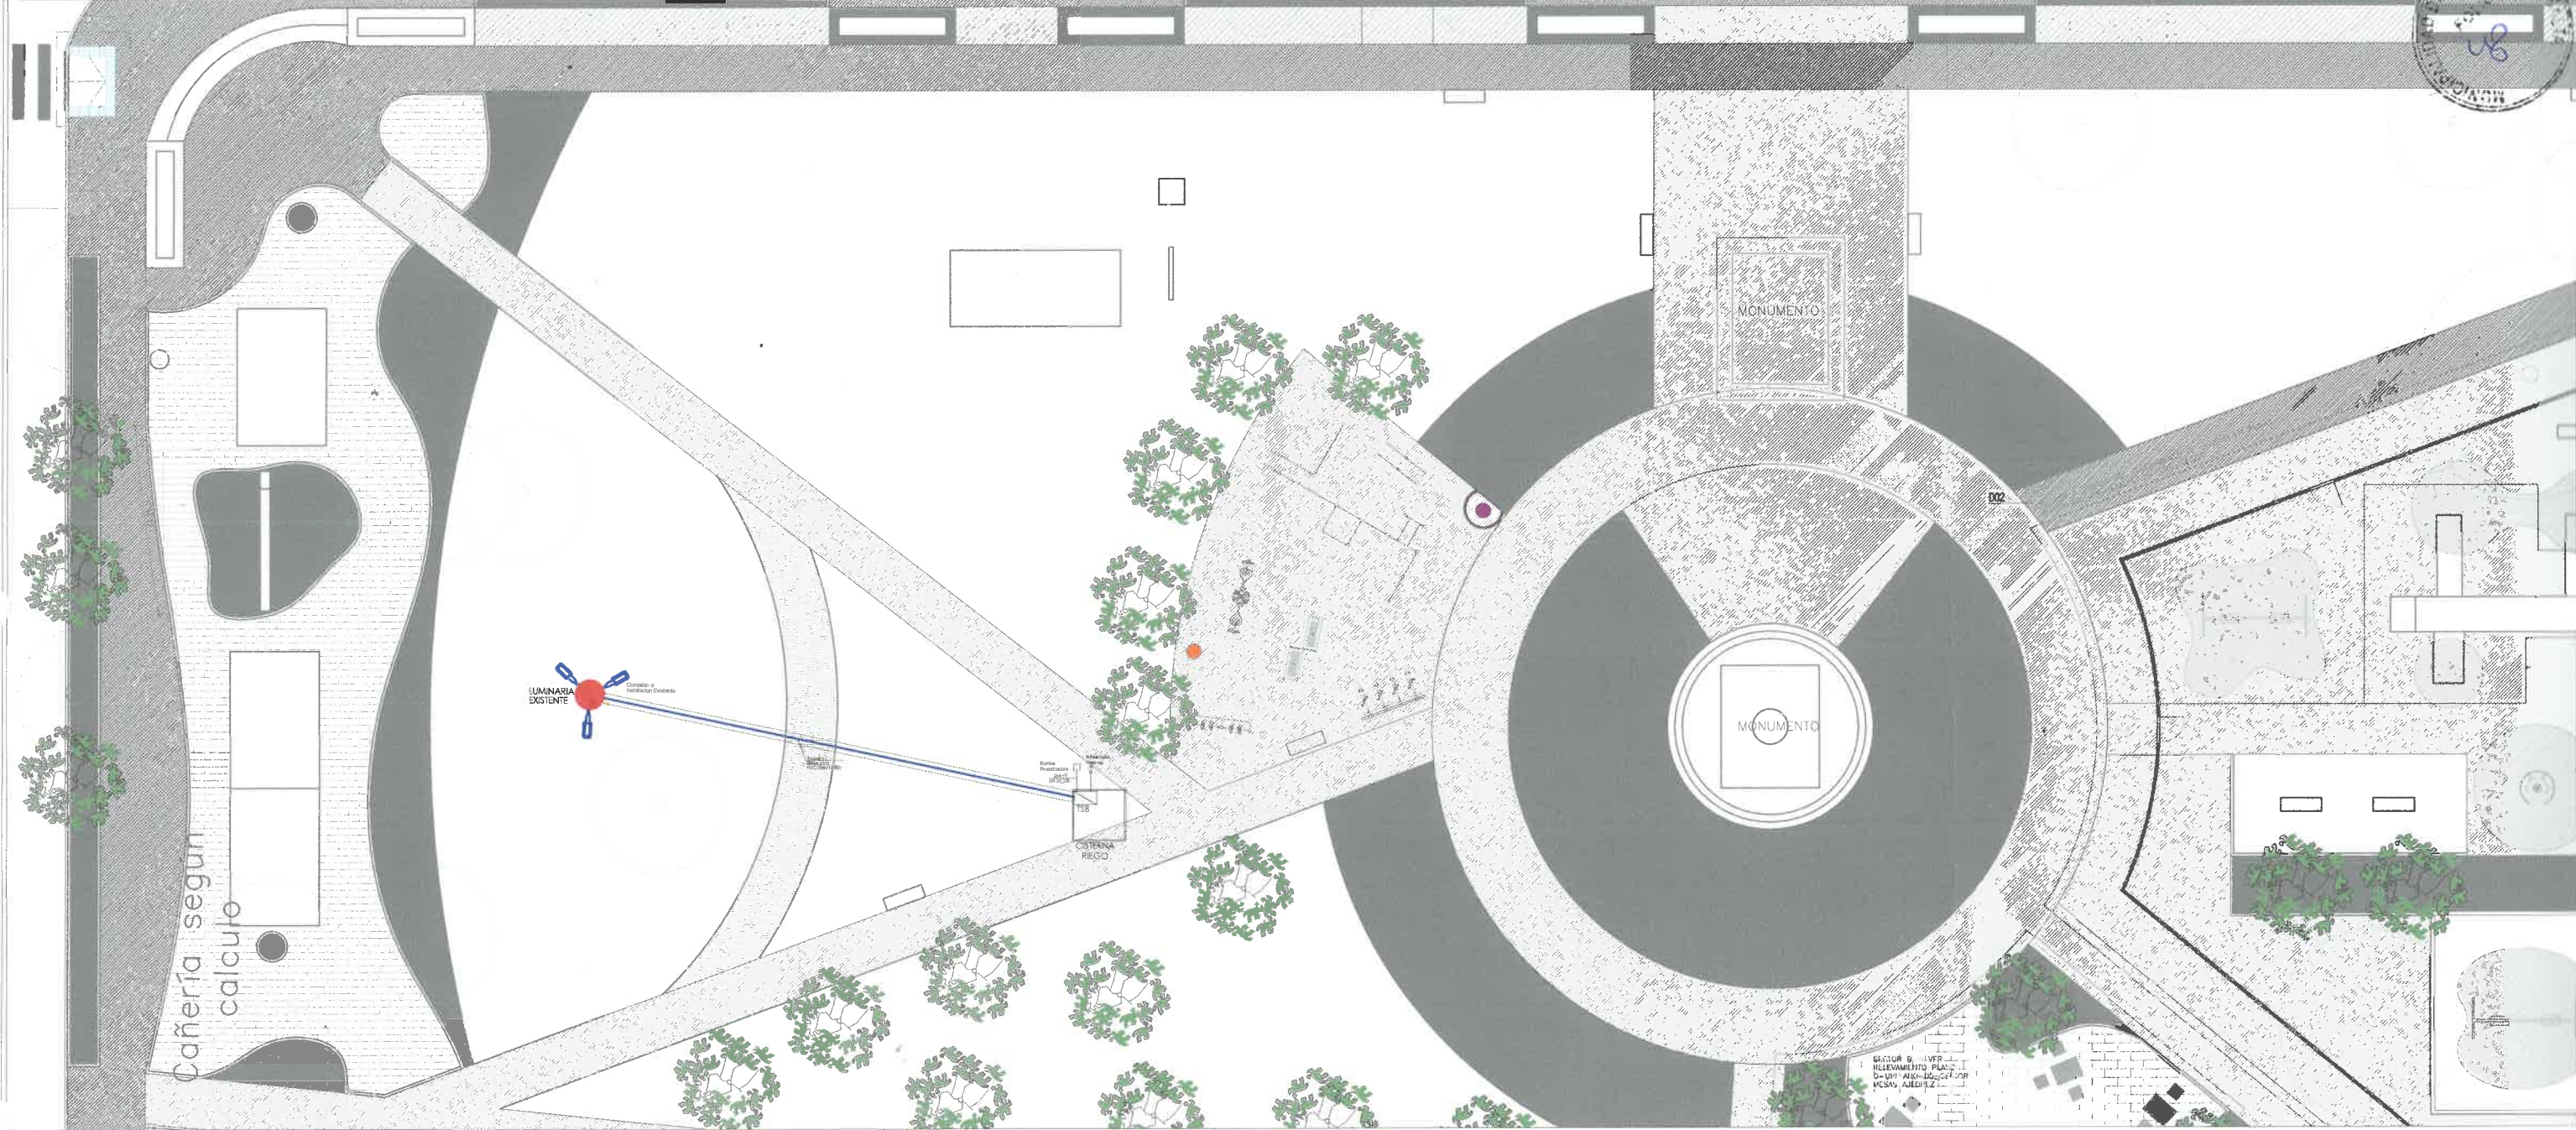


de Instalacion Existente

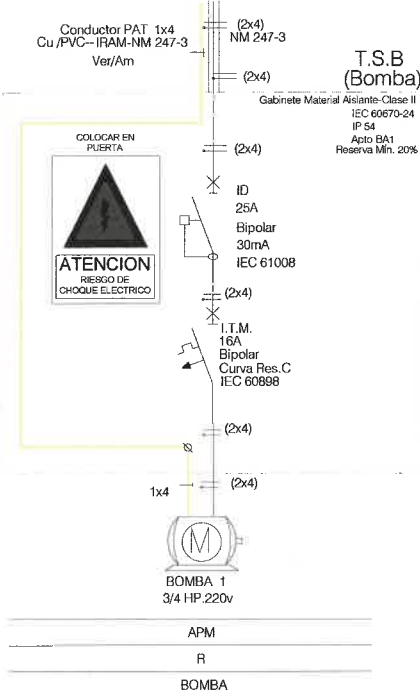

PLANILLA DE ANALISIS DE CARGAS

										COS $\varphi =$ 0,85												
TABLERO MEDIDOR	CIRCUITO	TIPO CIRCUITO	BOCAS		TOMAS		F.M.		LONG. (m)	INTENSIDAD SIMULTANEA			CONDUCTOR			POTENCIA INSTALADA(W)	FS ILUM.	FS TOMAS	FS FM/TAB	POTENCIA	DESTINO	OBS.
			CANT	POT.UNIT.	CANT.	POT.UNIT.	CANT.	HP		R	S	T	CAIDA(%)	SECC.(mm2)	I.ADM(A)					SIMULTANEA(W)		
TSB	1	APM	-	-	-	-	1	0,75	2,00	3,01	-	-	0,03	4,0	25,0	562,5	-	-	1	562,5	Bomba - Riego	NUEVO
	Sub Total	ACU	-	-	-	-	1	-	19,50	3,01	-	-	0,27	4,0	25,0	562,5	-	-	1	562,5	Tablero Seccional B	NUEVO
220	TOTAL		-	-	-	-	1	-	19,50	3,01	-	-	0,27	4,0	25,0	562,5	-	-	1,00	562,5	desde Instalacion Existente	NUEVO

DETALLE "TENDIDO SUBTERRANEO"

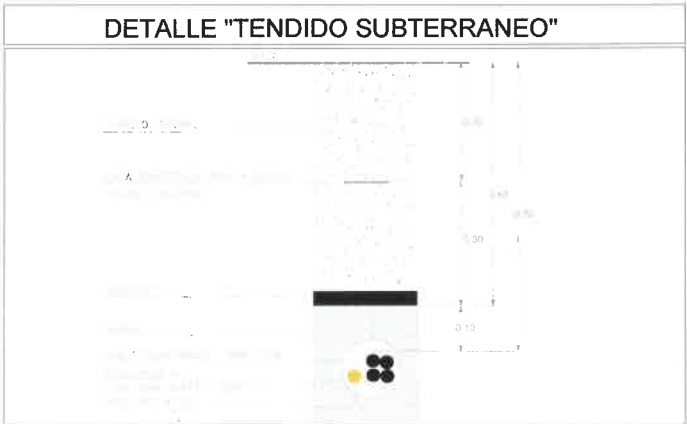

REFERENCIAS

- TABLEROS
- CAJA DE DERIVACION

Arq. Agustina Rodríguez Virgil
Arq. AGUSTINA RODRIGUEZ VIRGIL
SUBSECRETARIA DE UNIDAD DE PROYECTOS INTEGRALES
MUNICIPALIDAD DE SALTA

Salta
MUNICIPALIDAD

SECRETARIA DE OBRAS PÚBLICAS
INTENDENTE: DR. JORGE M. EMILIANO LUJAN
SECRETARIO: ARO. GASTON VIOLA
SUBSECRETARIO: ARO. AGUSTINA RODRIGUEZ


AREA: UNIDAD DE PROYECTOS INTEGRALES

OBRA: COMPLEMENTARIA RIEGO POR GOTEY Y ASPERSION - PLAZA EVITA


PLANO: PLANO ESQUEMATICO
INSTALACION ELECTRICA-BOMBA

ESCALA: 1:50


67 UPI-IE-01 0
OBRA N° RUBRO - PLANO N° REV.

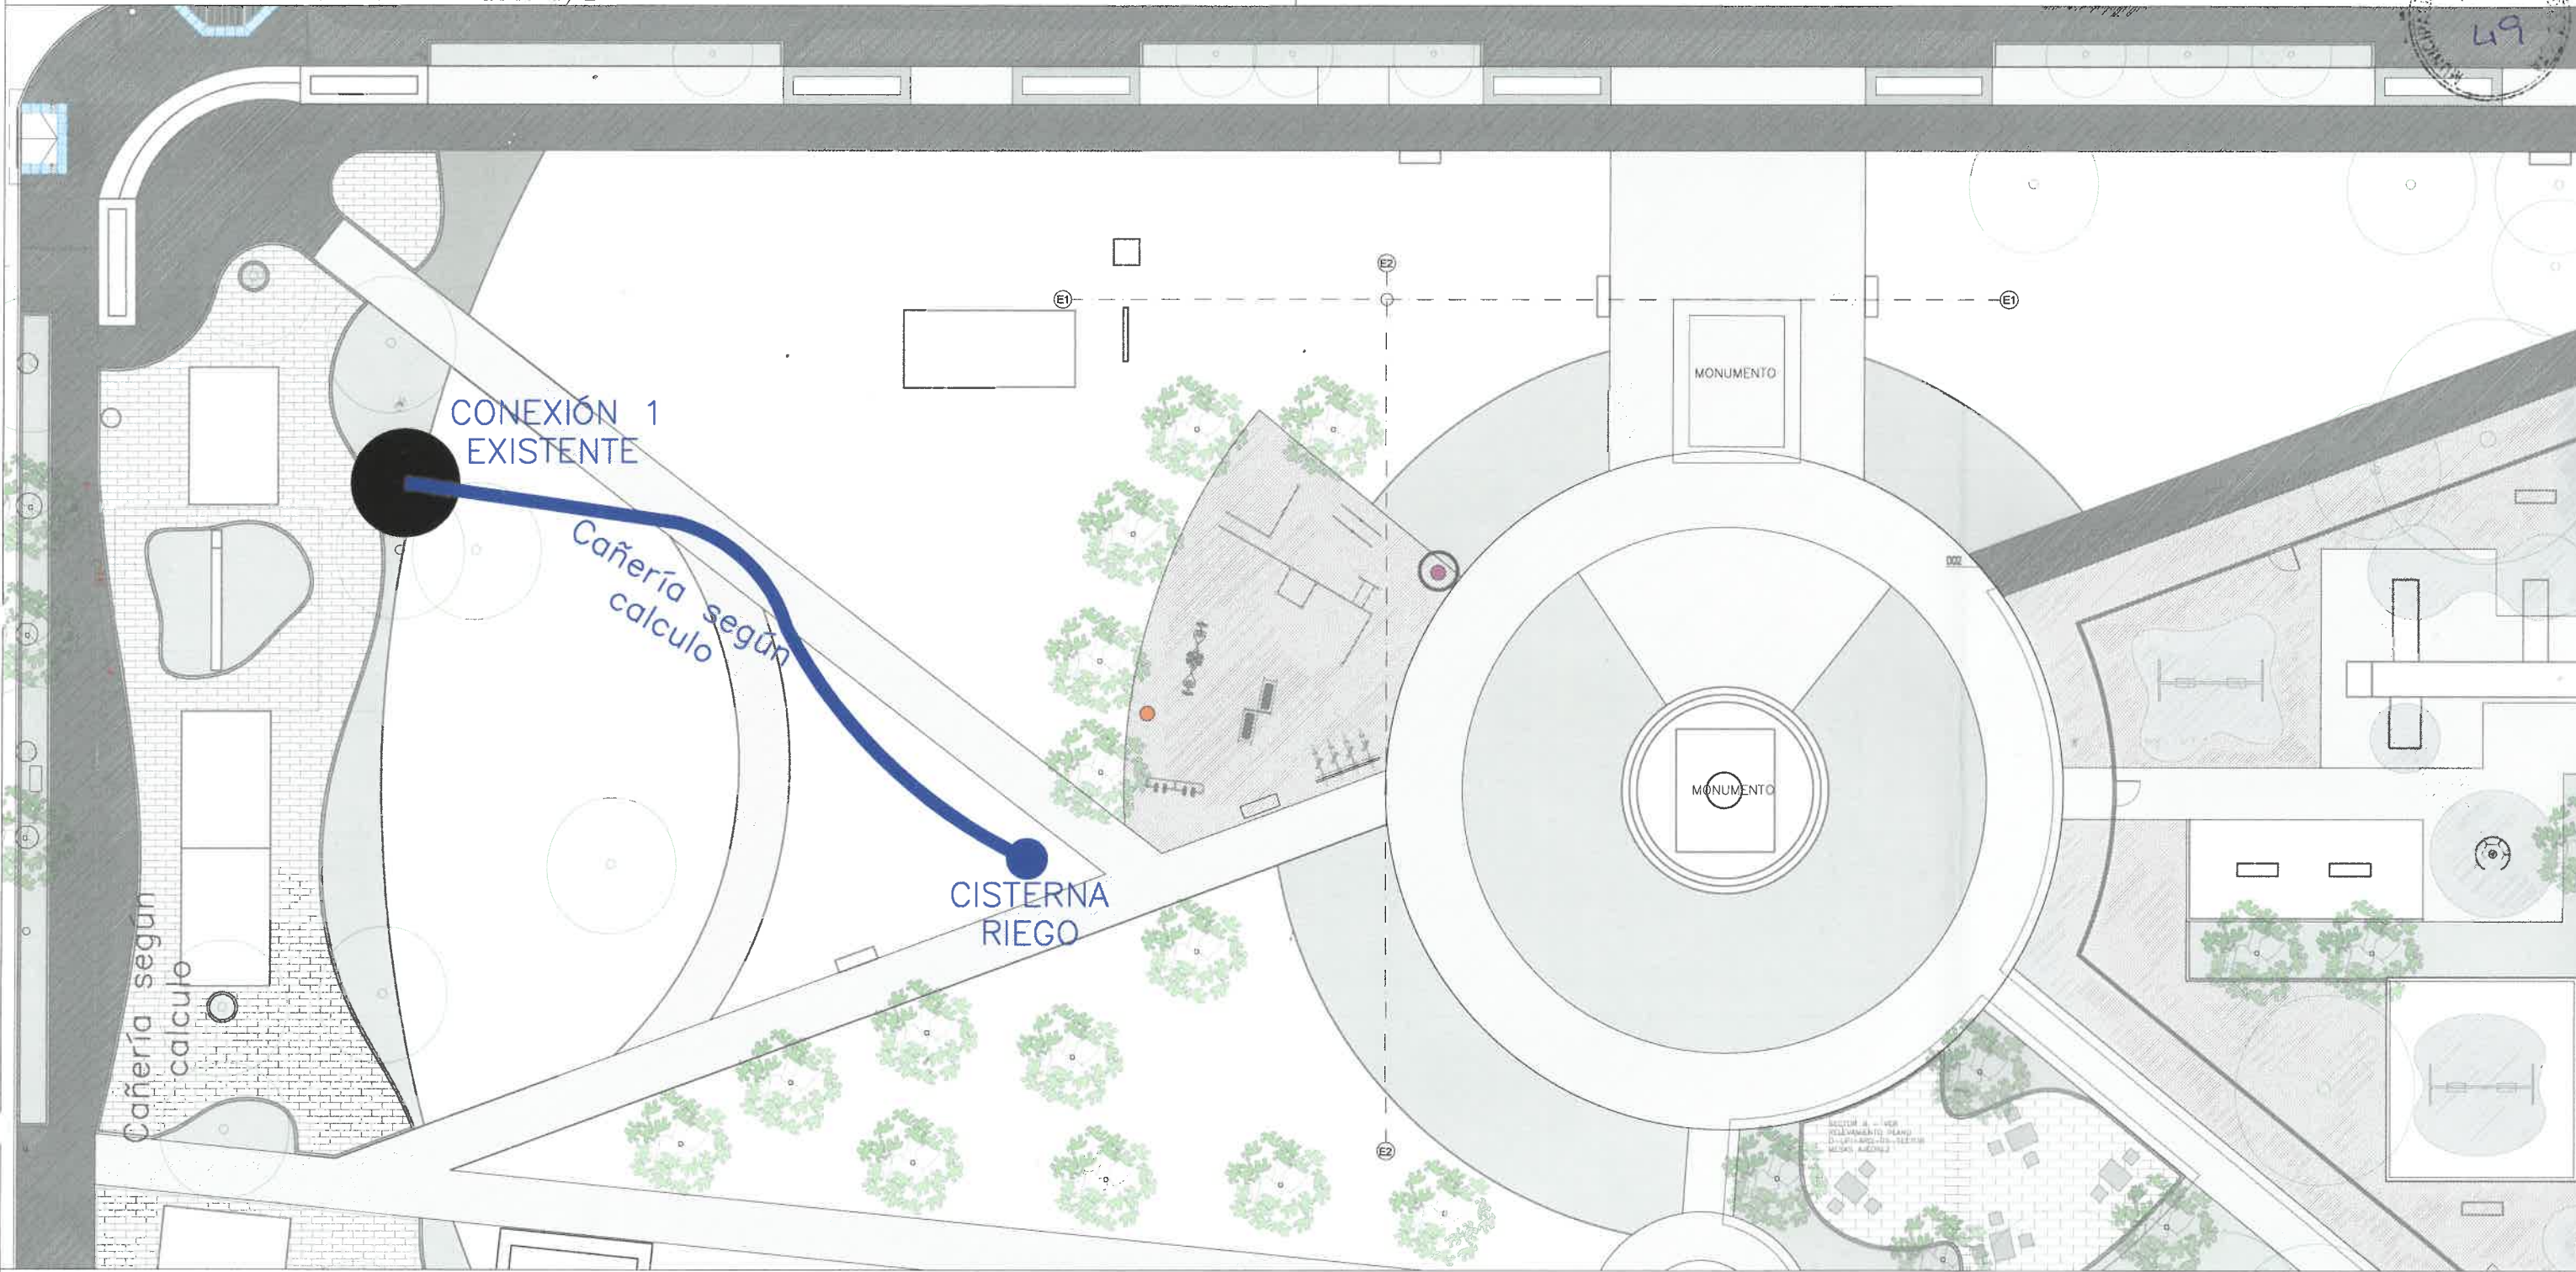


DETALLE CISTERNA TIPO - ESC. S/E

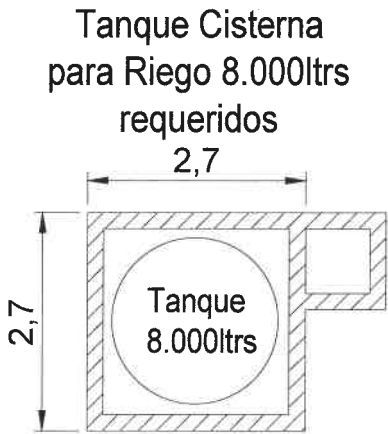

TANQUE CISTERNA - VISTA EN CORTE

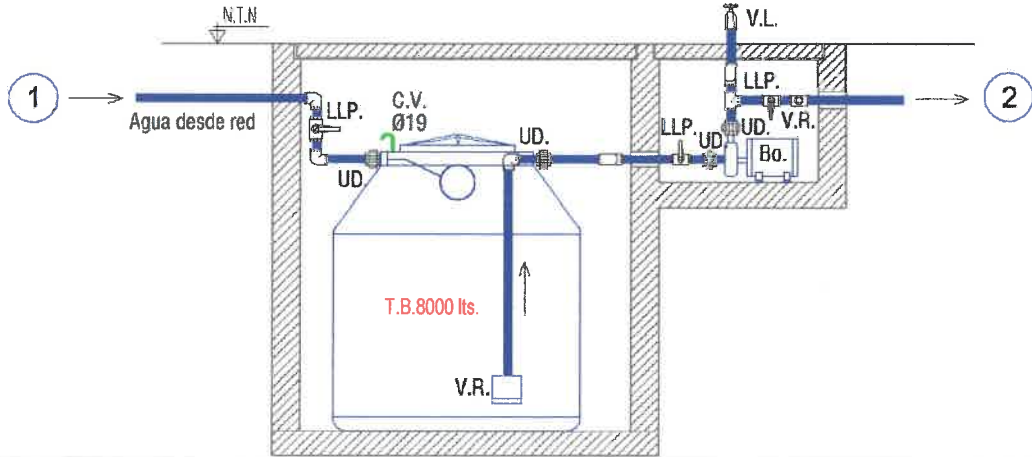

TANQUE CISTERNA - VISTA EN PLANTA

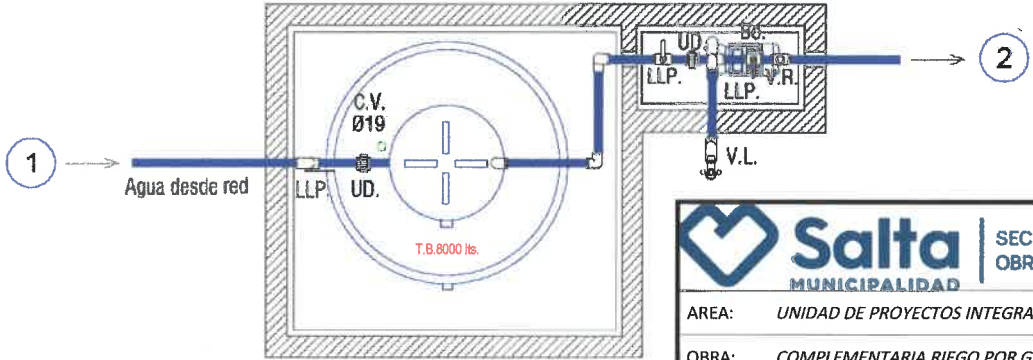

Agustina Rodríguez Virgil
Arq. AGUSTINA RODRIGUEZ VIRGIL
SUBSECRETARIA DE UNIDAD DE PROYECTOS INTEGRALES
MUNICIPALIDAD DE SALTA

Salta MUNICIPALIDAD		INTENDENTE: DR. JORGE M. EMILIANO DURAND SECRETARIO: ARQ. GASTON VIOLA SUBSECRETARIO: ARQ. AGUSTINA RODRIGUEZ
AREA:	UNIDAD DE PROYECTOS INTEGRALES	
OBRA:	COMPLEMENTARIA RIEGO POR GOTEO Y ASPERSION - PLAZA EVITA	
PLANO:	PLANO ESQUEMATICO INSTALACION SANITARIA	
ESCALA:	1:50	
67	UPI-IS-01	0
OBRA N°	RUBRO - PLANO N°	REV.

This architectural site plan depicts a park layout. At the center is a circular monument labeled 'MONUMENTO'. To its right is a rectangular area labeled 'RECREATION' containing various equipment like a basketball hoop and benches. The plan is divided into several zones: a large blue-hatched area on the left, a green-hatched area at the bottom, and a grey-hatched area on the right. A road labeled 'VIA CANTU' runs along the top, and 'VIA TREVISO' is at the bottom. The plan includes numerous trees, paths, and other park features.

CANT.	ESPECIFICACION	REF.
1700M2	RIEGO POR ASPERCIION	
580M2	RIEGO POR GOTEIO	

QUEDA BAJO LA DIRECTA Y EXCLUSIVA RESPONSABILIDAD DEL CONTRATISTA LA ADOPCIÓN DE TODOS LOS RECAUDOS TENDIENTES A ASEGURAR LA PREVENCIÓN DE ACCIDENTES QUE COMO CONSECUENCIA DEL TRABAJO PUDIERAN ACAECER AL PERSONAL DE LA OBRA Y/O TERCEROS Y/O TRANSEÚNTES. QUEDAN INCLUIDAS ENTRE LAS OBLIGACIONES DEL CONTRATISTA, EL CUIDADO DE TODOS LOS ELEMENTOS, CAJAS, MEDIDORES, CAÑERÍAS, CABLES, ETC. CORRESPONDIENTE A LOS SERVICIOS DE AGUA CORRIENTE, TELÉFONOS, ENERGÍA ELÉCTRICA, GAS, ETC., EXISTENTES.

Agustina Rodríguez Virgil
AR
 AGUSTINA RODRIGUEZ VIRGIL
 SUBSECRETARIA DE UNIDAD DE
 PROYECTOS INTEGRALES
 MUNICIPALIDAD DE SALTA

A REV.	EMISION ORIGINAL	DESCRIPCION	DIBUJO	CHUBISO	APPROB	FECHA APROB
 Salta MUNICIPALIDAD			INTENDENTE: DR. JORGE M. EMILIANO DURAN SECRETARIO: ARO, GASTON VIOLA SUBSECRETARIO: ARO, AGUSTINA RODRIGUEZ			
AREA: UNIDAD DE PROYECTOS INTEGRALES						
OBRA: PUESTA EN VALOR PLAZA EVITA						
PLANO: RIEGO			ESCALA: 1:500 67 UPL-ARO-09 0 OBRA N° RUBRO - PLANO N° REV.			